
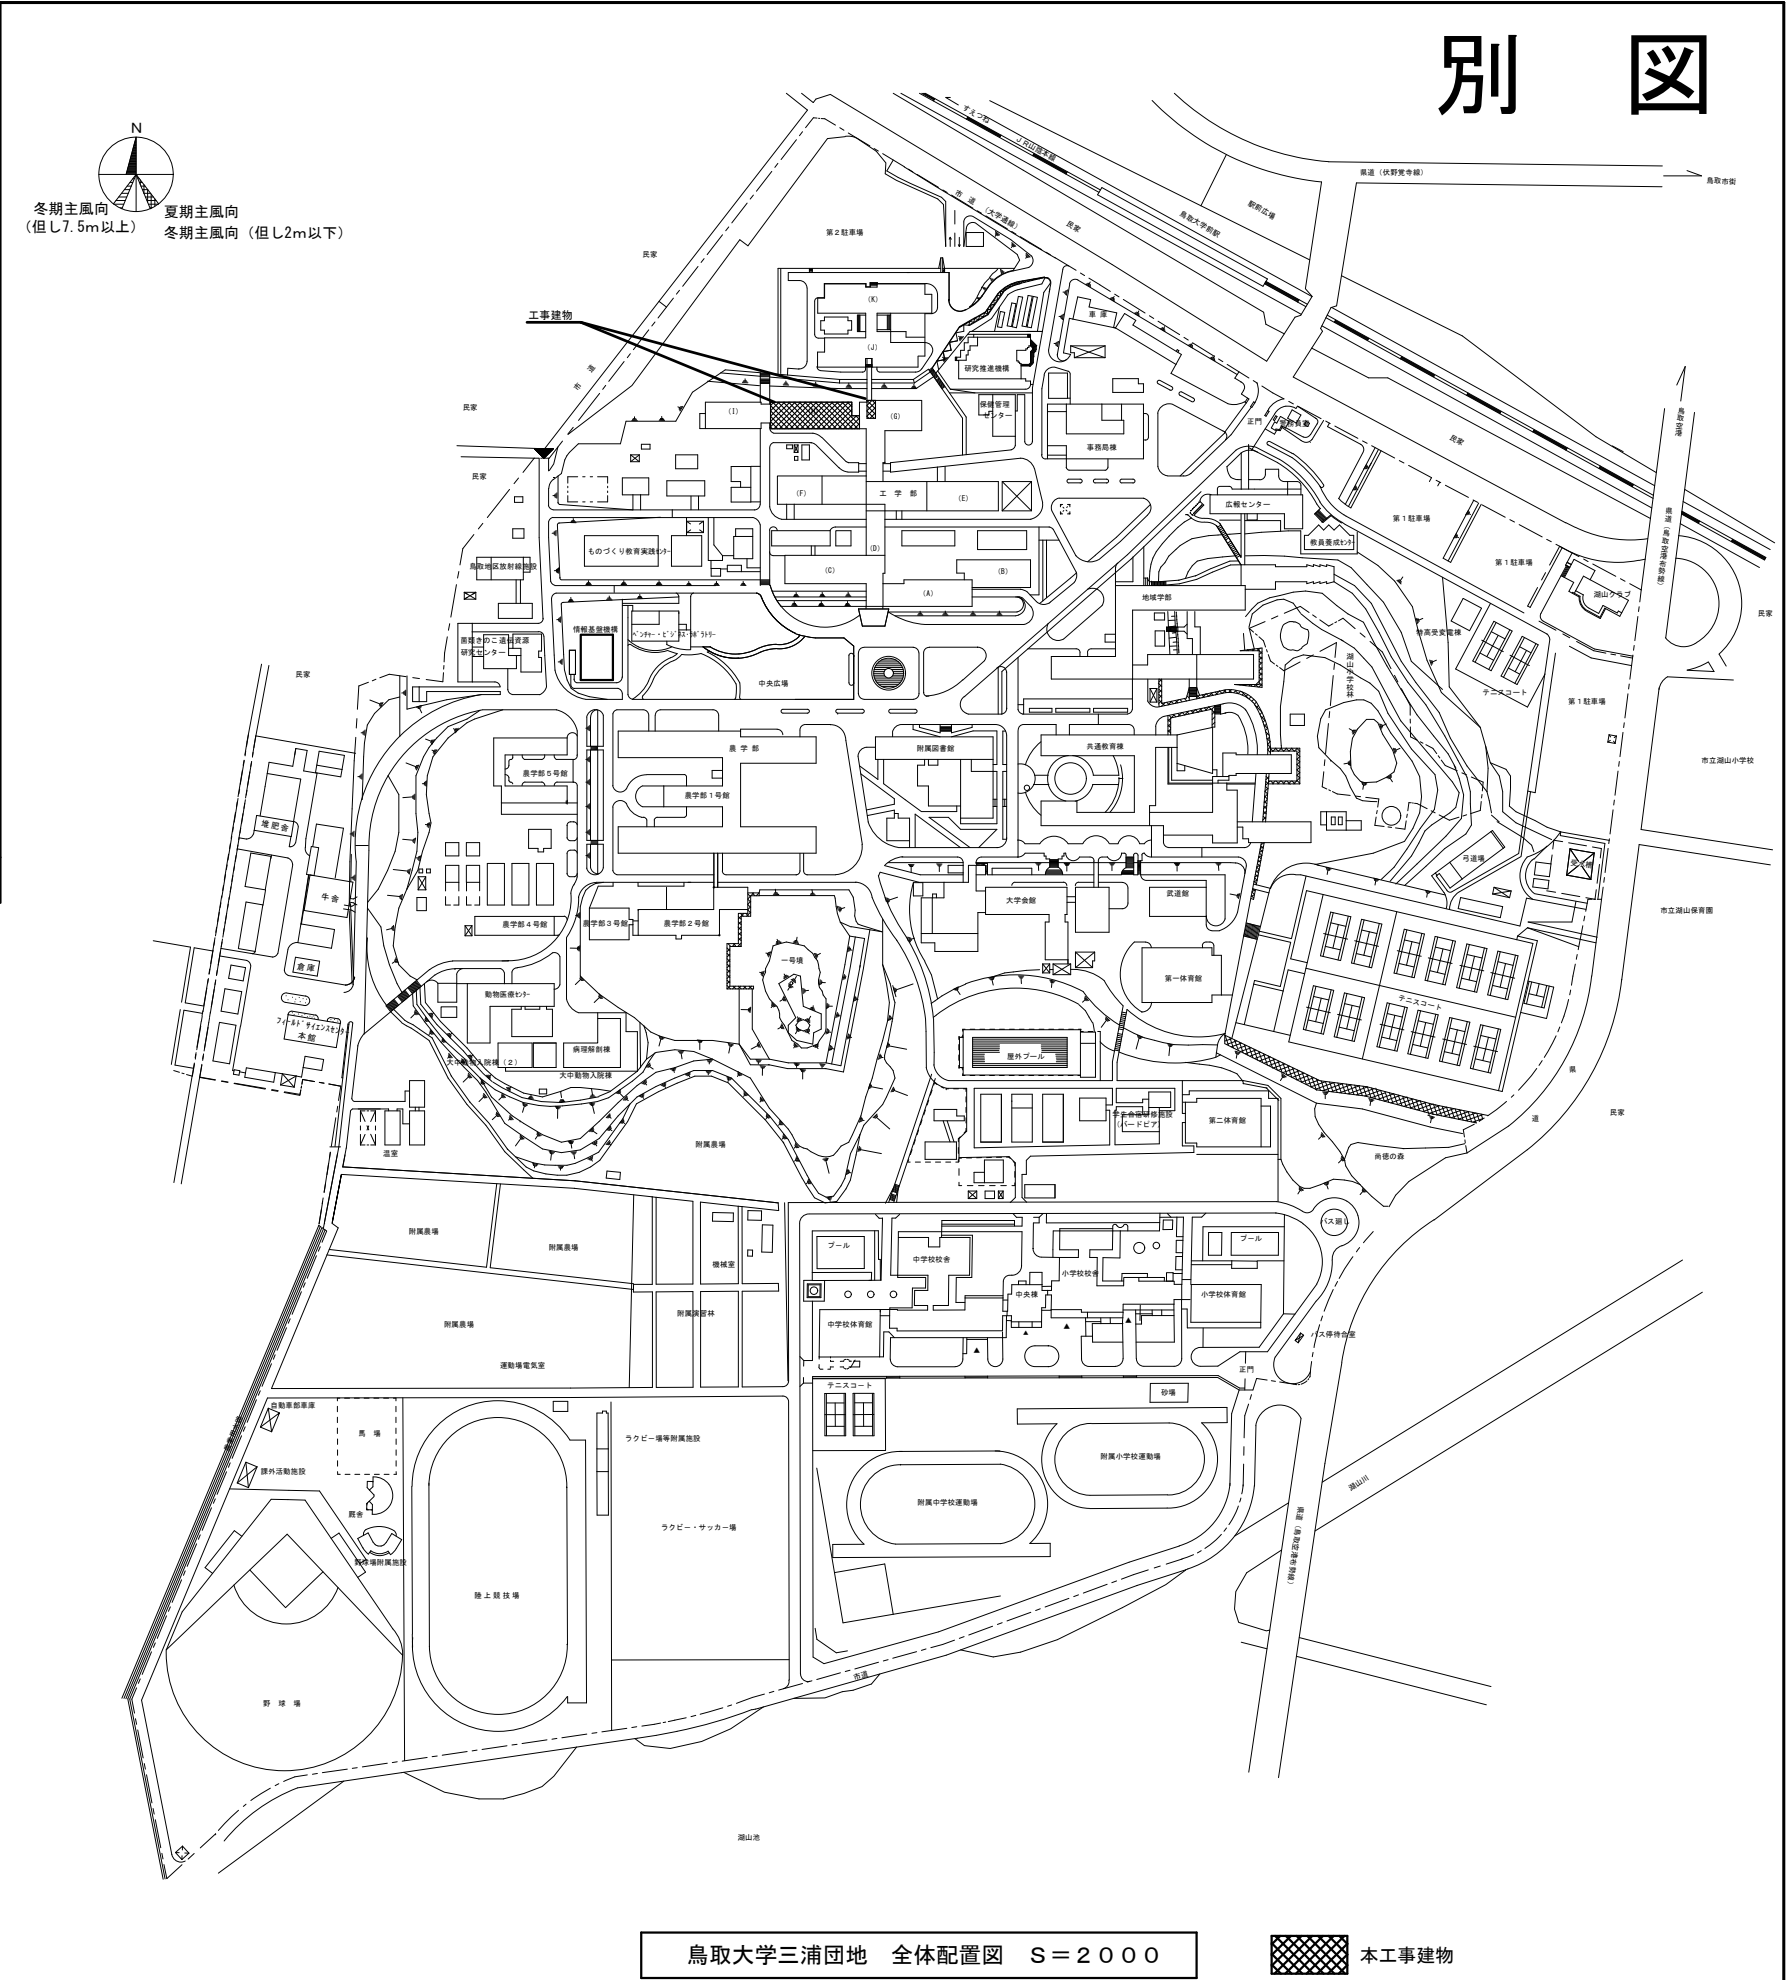



工事概要書

年度	令和 7 年度						配置図・平面図等	別図による。	
1.工 事 名 称	鳥取大学（三浦）工学部H棟改修機械設備工事						本件に関する照会先	鳥取大学施設環境部企画環境課 総務係 TEL:0857-31-5038 FAX:0857-31-5860	
2.工 事 場 所	鳥取市湖山町南4丁目101番地（鳥取大学三浦団地構内）								
3.完 成 期 限	令和 8 年 3 月 1 9 日 木曜日								
4.工事の種類									
規 模 等									
建物概要	工 事 範 囲 表								
	棟名称	工学部H棟		工学部G棟					
	工種	模様替		模様替					
	構造・階数	R4		R4					
	建築面積	(668) m ²		(776) m ²		m ²	m ²	m ²	m ²
	延面積	(2,625) m ²		(2,456) m ²		m ²	m ²	m ²	m ²
	改修延面積	2,625 m ²		22.4 m ²		m ²	m ²	m ²	m ²
建物使用の有無	○ 有 ・ 無		○ 有 ・ 無		・ 有 ・ 無	・ 有 ・ 無	・ 有 ・ 無	・ 有 ・ 無	
屋内設備	空気調和設備	○		・		・	・	・	・
	換気設備	○		・		・	・	・	・
	排煙設備	・		・		・	・	・	・
	自動制御設備	○		○		・	・	・	・
	衛生器具設備	○		・		・	・	・	・
	給水設備	○		・		・	・	・	・
	排水設備	○		・		・	・	・	・
	給湯設備	・		・		・	・	・	・
	消火設備	○		・		・	・	・	・
	ガス設備	・		・		・	・	・	・
	雨水利用設備	・		・		・	・	・	・
	撤去工事	○		○		・	・	・	・
	屋外その他設備		・		・		・	・	・
給水設備		・		・		・	・	・	・
排水設備		○		・		・	・	・	・
消火設備		・		・		・	・	・	・
ガス設備		・		・		・	・	・	・
撤去工事		○		・		・	・	・	・
概要				【本件に関する特殊事情】					
1.工学部H棟の機械設備改修を行う。				・学内行事等により工事中止期間がある。					
2.工学部G棟1階事務室の空調集中コントローラ改修を行う。				・振動、騒音、臭気が発生する工事については調整を行うこと。					
3.屋外の排水設備の改修工事を行う。				・工事範囲外は教職員及び学生が使用するため、安全計画に配慮を行うこと。（工事に伴う粉塵対策を行うこと。）					
				・工事範囲外の給水、消火等に設備停止を伴う切替、切離し作業においては、十分な調査・調整のうえ計画すること。					
				・工事にかかる官庁手続きは本工事とする。					


※ （ ）の数値は、当該既設建物の面積とする。

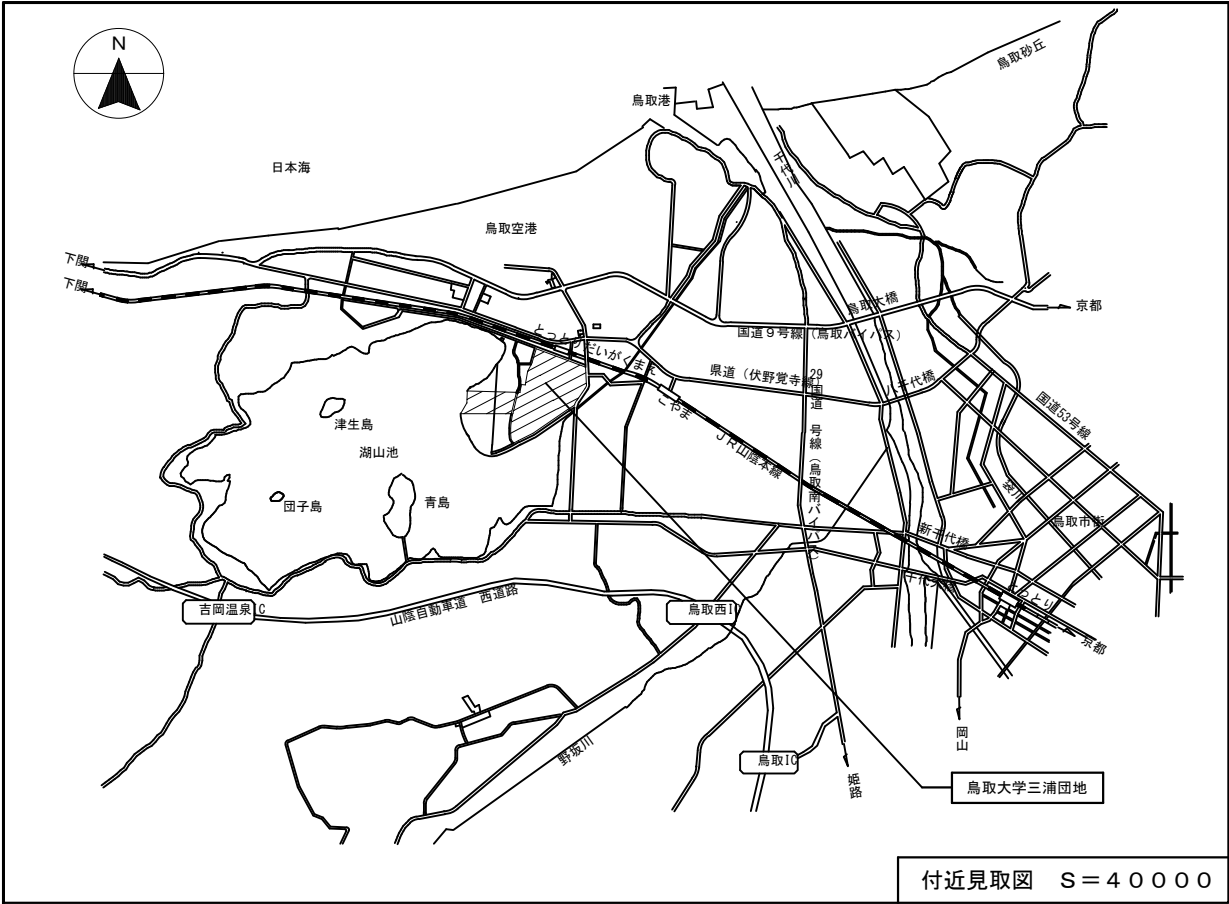

記事		鳥取大学施設環境部		工事名称 鳥取大学（三浦）工学部H棟改修機械設備工事	縮尺 S = 1 : 40000 S = 1 : 2000	通し番号 —	図面番号 —
				図面名称 配置図・付近見取図	作成年月 令和7年6月		

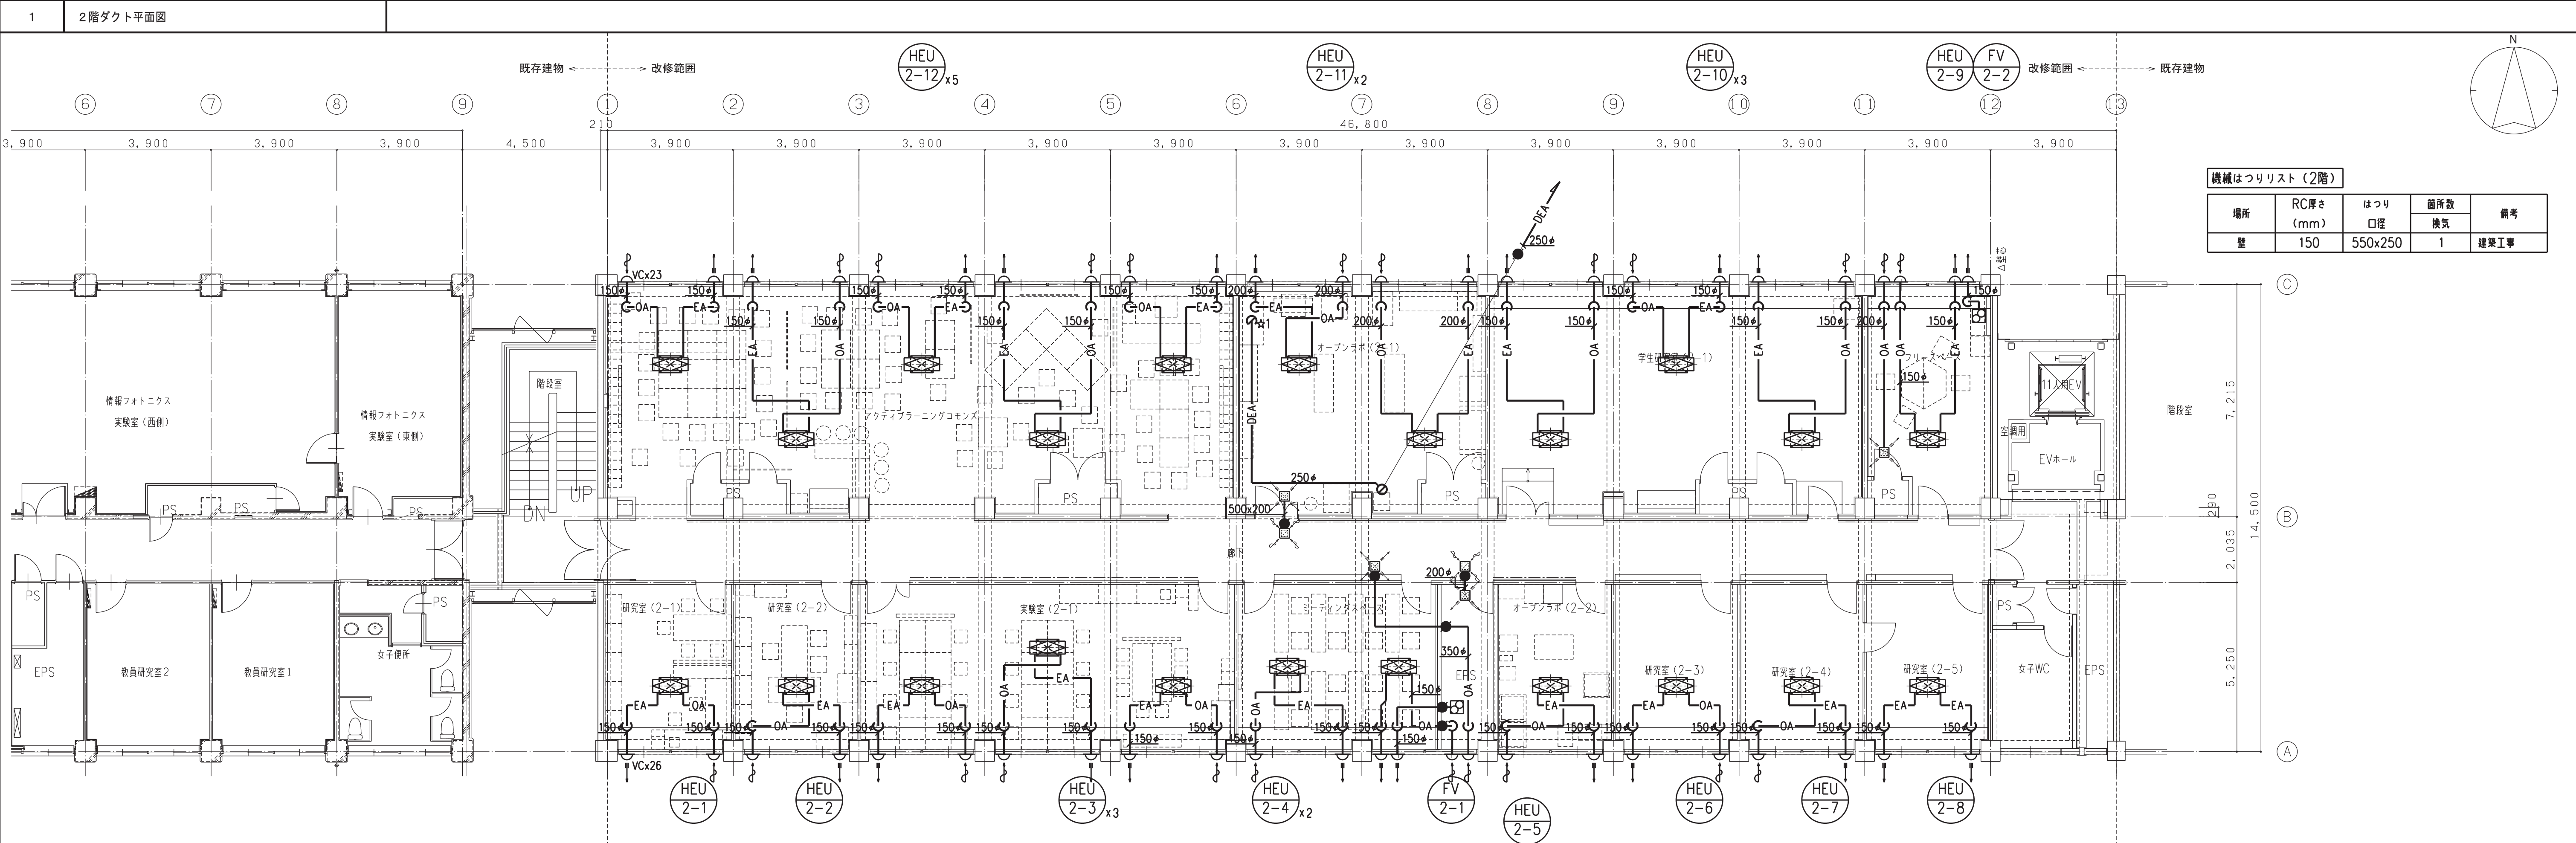



機械はつりリスト (2階)				
場所	RC厚さ (mm)	はつり 口径	箇所数 機具	備考
壁	150	550x250	1	建築工事

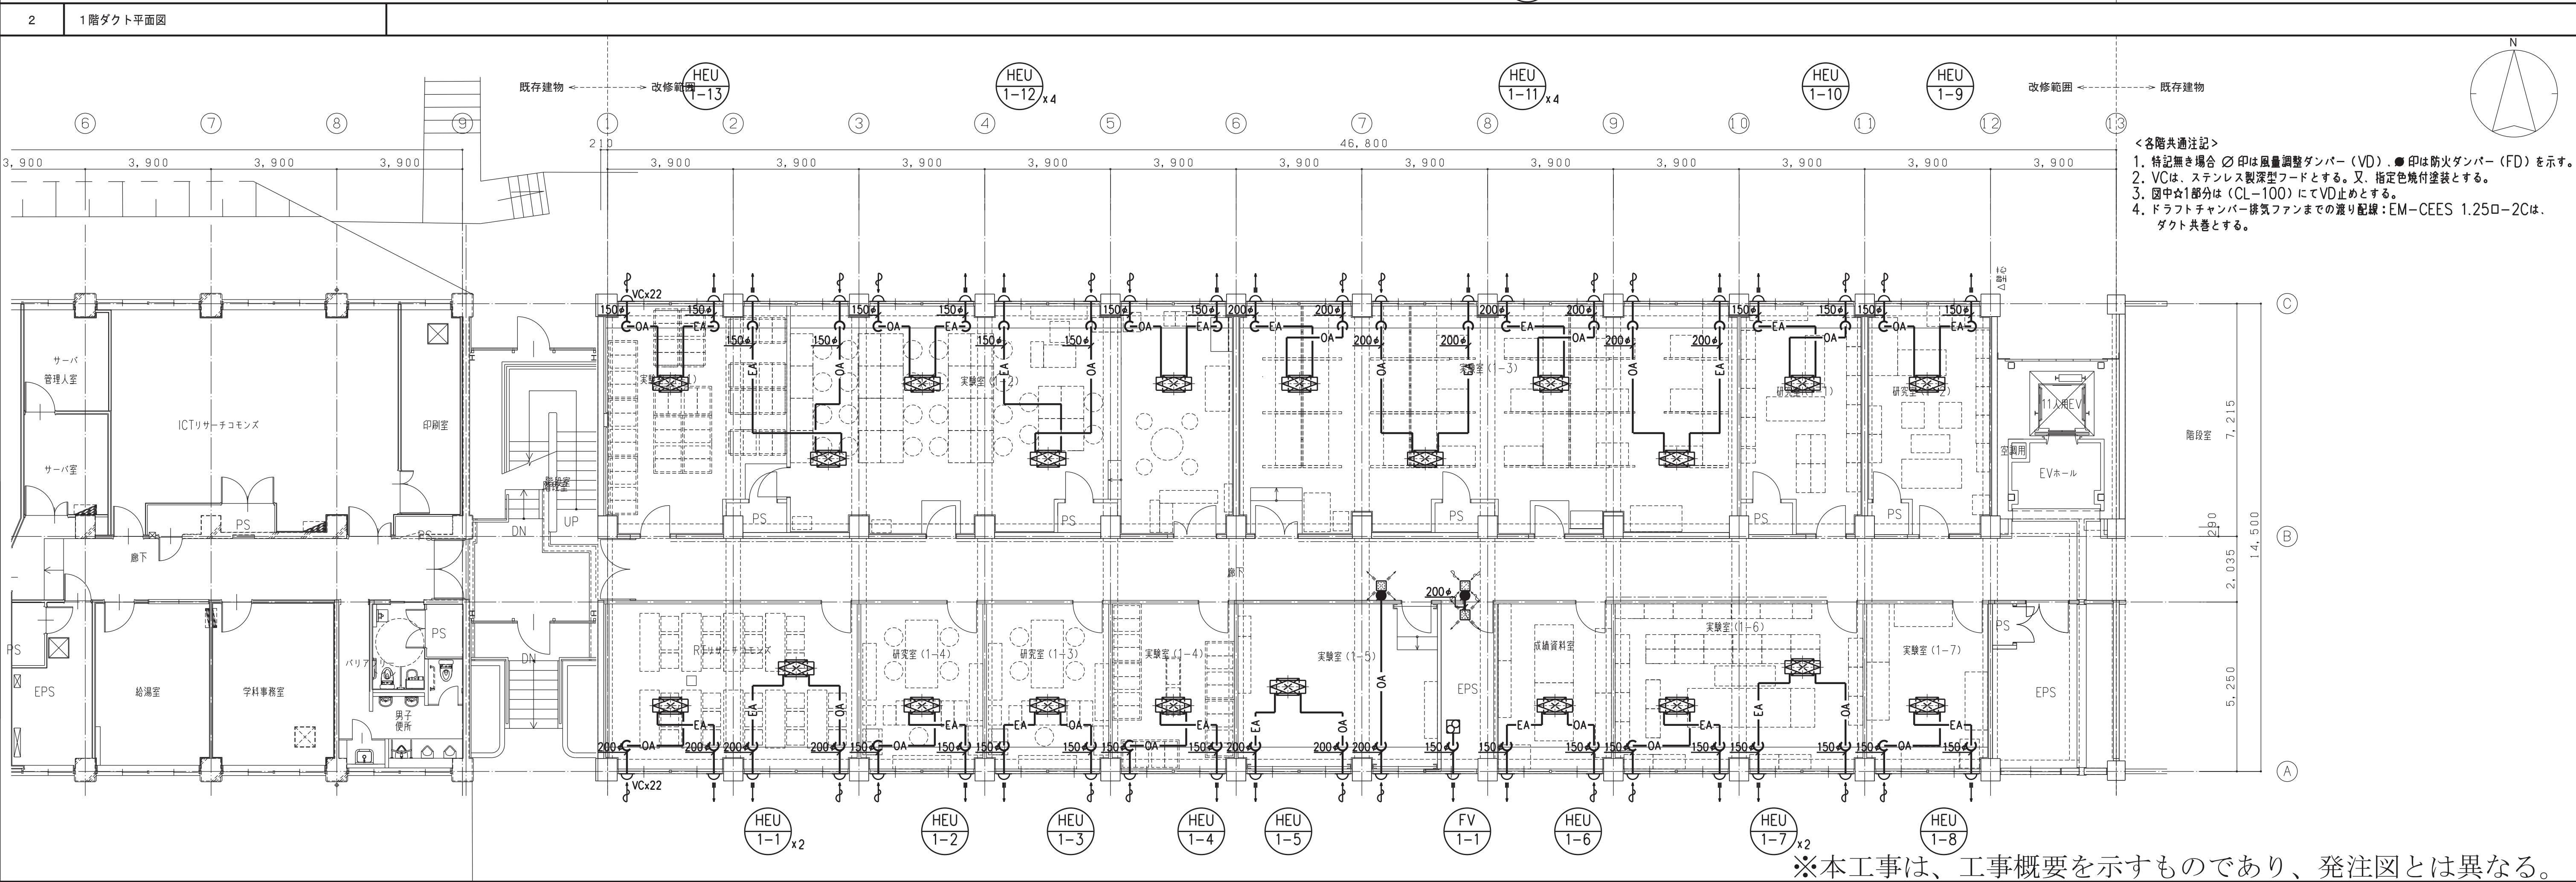

- <各階共通注記>
- 特記無き場合 ◯印は風量調整ダンパー (VD) 、●印は防火ダンパー (FD) を示す。
 - VCは、ステンレス製深型フードとする。又、指定色焼付塗装とする。
 - 図中☆1部分は (CL-100) にてVD止めとする。
 - ドラフトチャンバー排気ファンまでの張り配線 : EM-CEES 1.25□-2Cは、ダクト共巻とする。



※本工事は、工事概要を示すものであり、発注図とは異なる。

	鳥取大学施設環境部	テクノエー 一級建築士事務所 東京都知事登録 第56470号 管理建築士 田戸義彦 一級建築士大臣登録 第235166号	日付	設計業務名	工事名称	縮尺	図面番号	
			令和 7年 6月	鳥取大学（三浦）工学部H棟改修設備設計業務	鳥取大学（三浦）工学部H棟改修機械設備工事	A1：1／100	M－107	
			番号			図面名称		A3：1／200
			1241008			空調調和設備 1, 2階ダクト平面図		

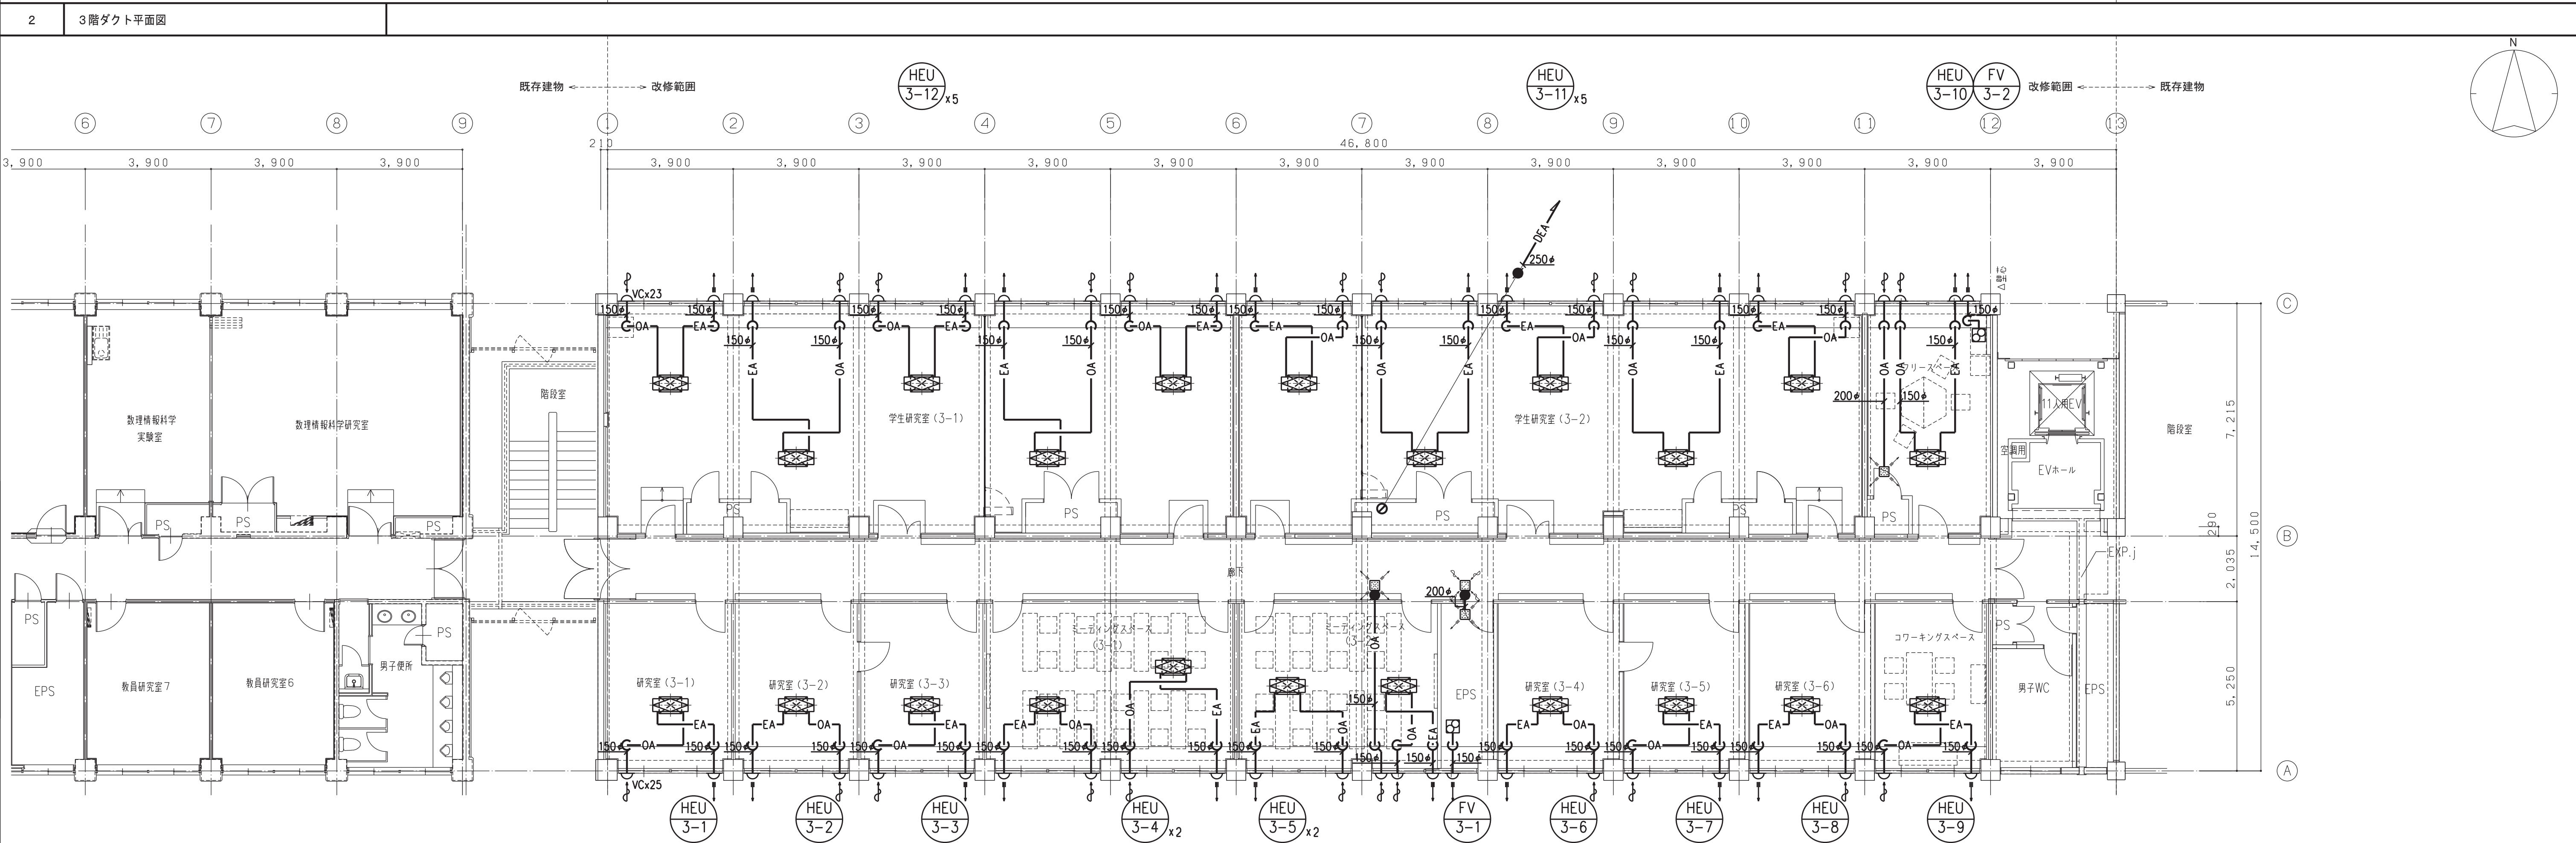
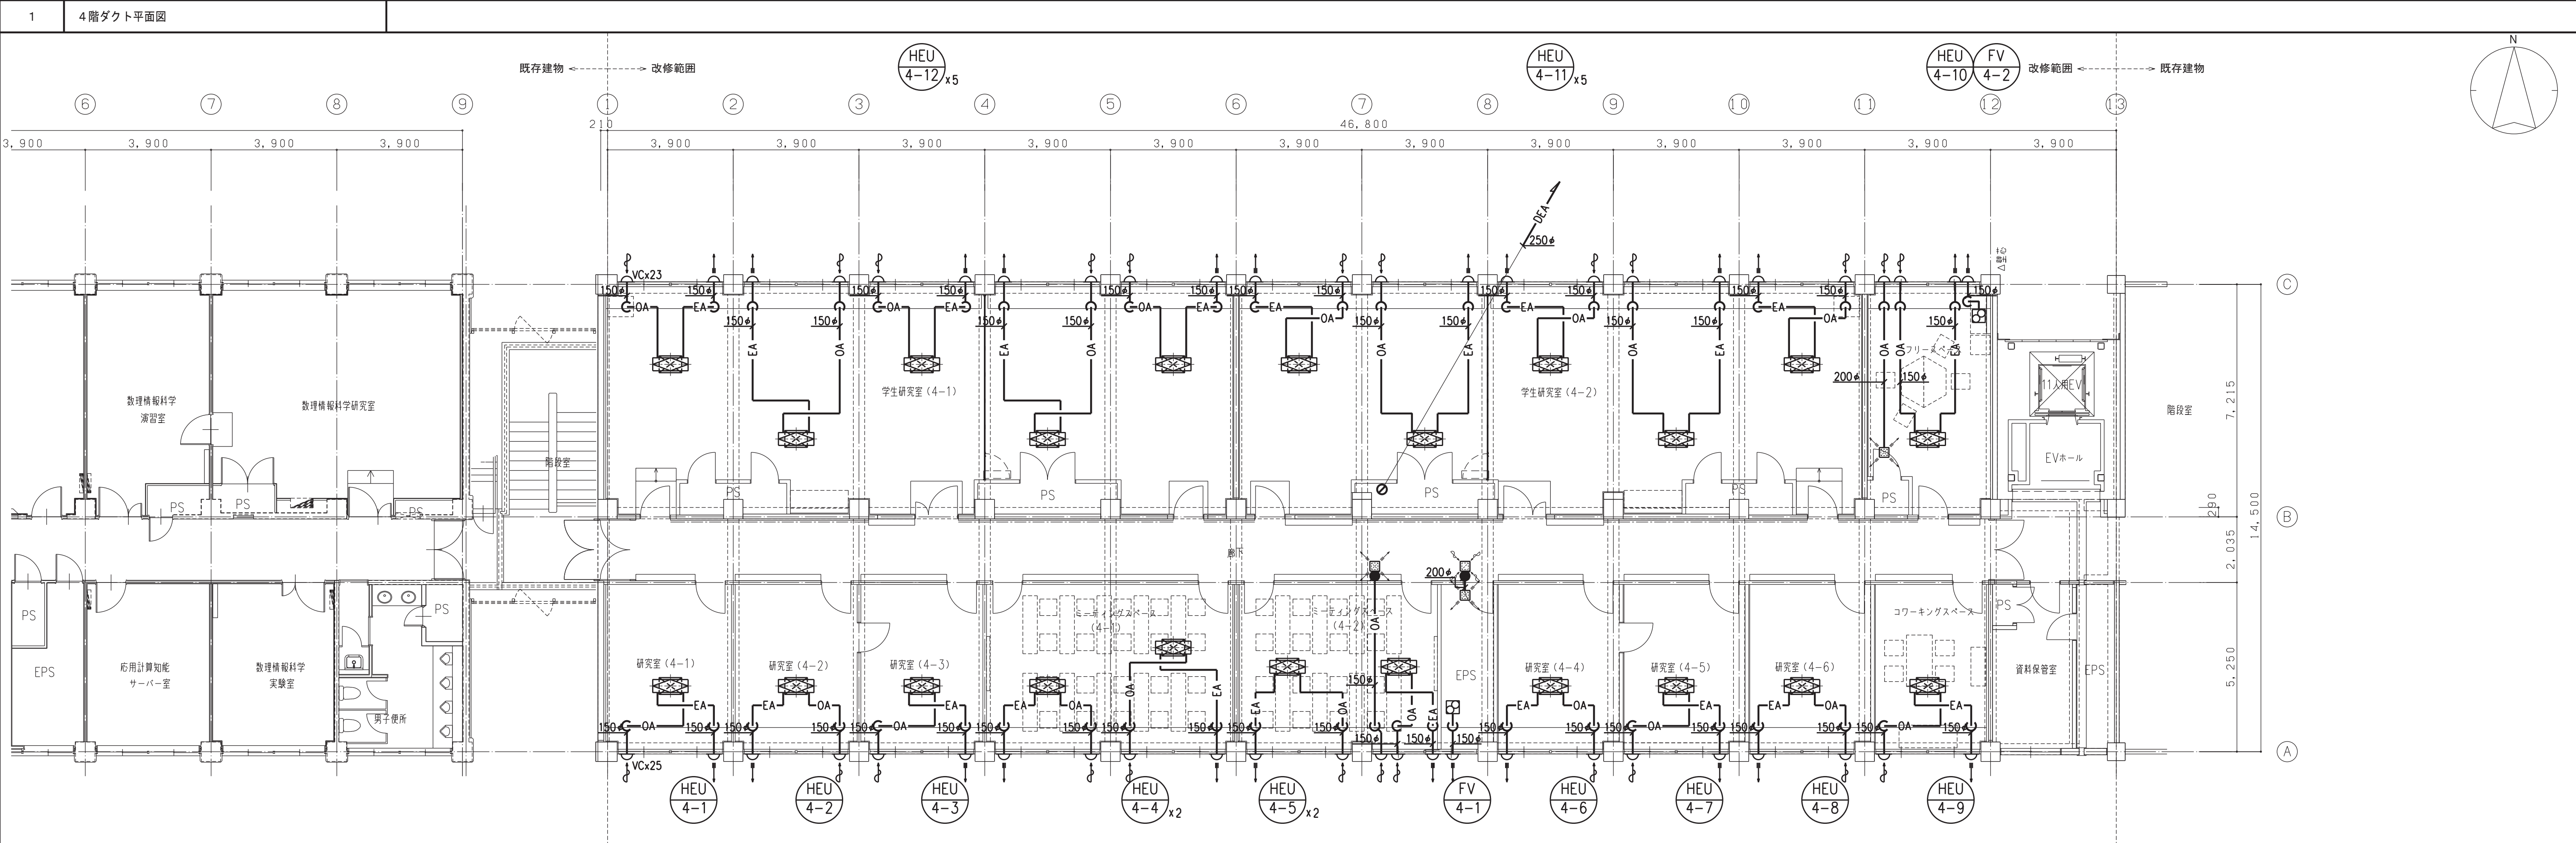


※本工事は、工事概要を示すものであり、発注図とは異なる。

	鳥取大学施設環境部	テクノエー 一級建築士事務所 東京都知事登録 第56470号 管理建築士 田戸義彦 一級建築士大臣登録 第235166号	日付	令和 7年 6月	設計業務名	鳥取大学（三浦）工学部H棟改修設備設計業務	工事名称	鳥取大学（三浦）工学部H棟改修機械設備工事	縮尺	A1：1／100 A3：1／200	図面番号	M－108
			番号	1241008			図面名称	空調調和設備 3．4階ダクト平面図				

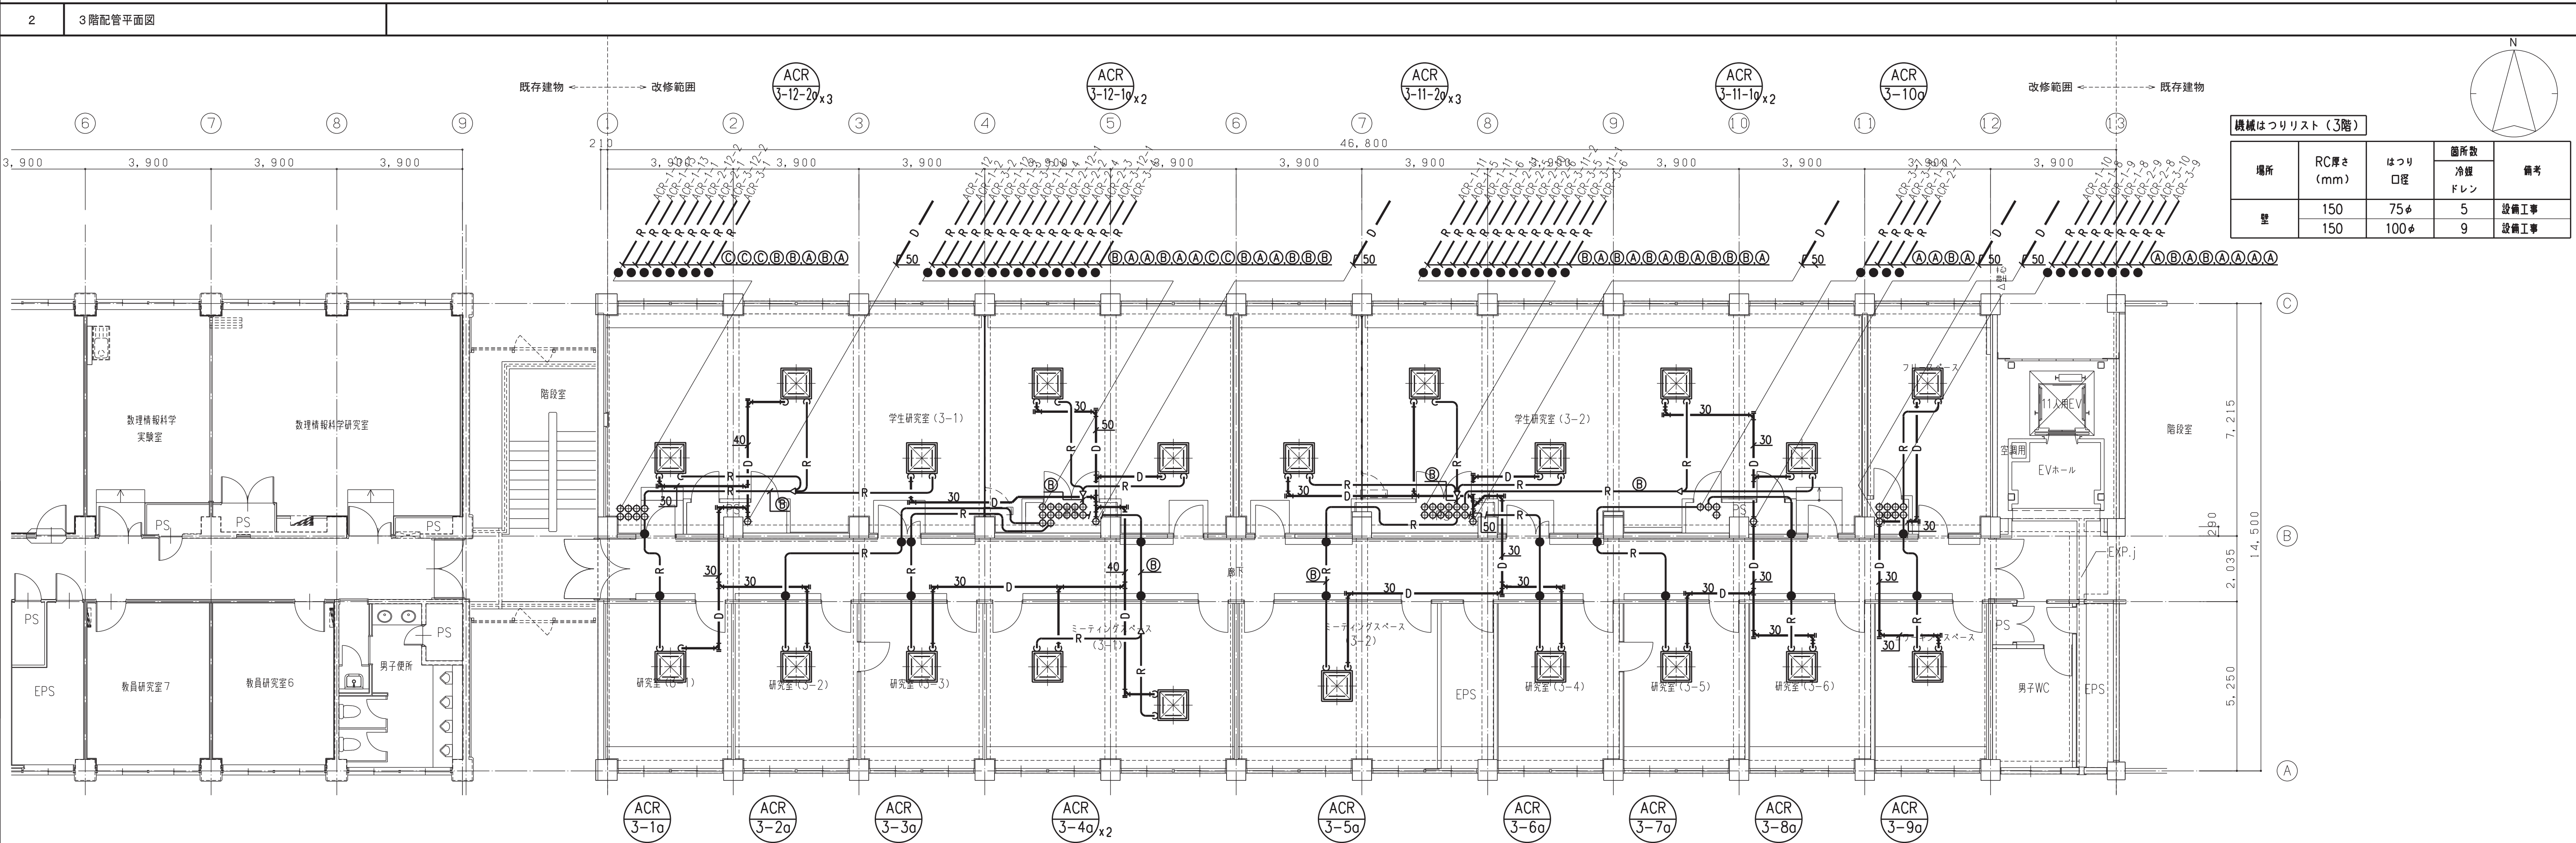
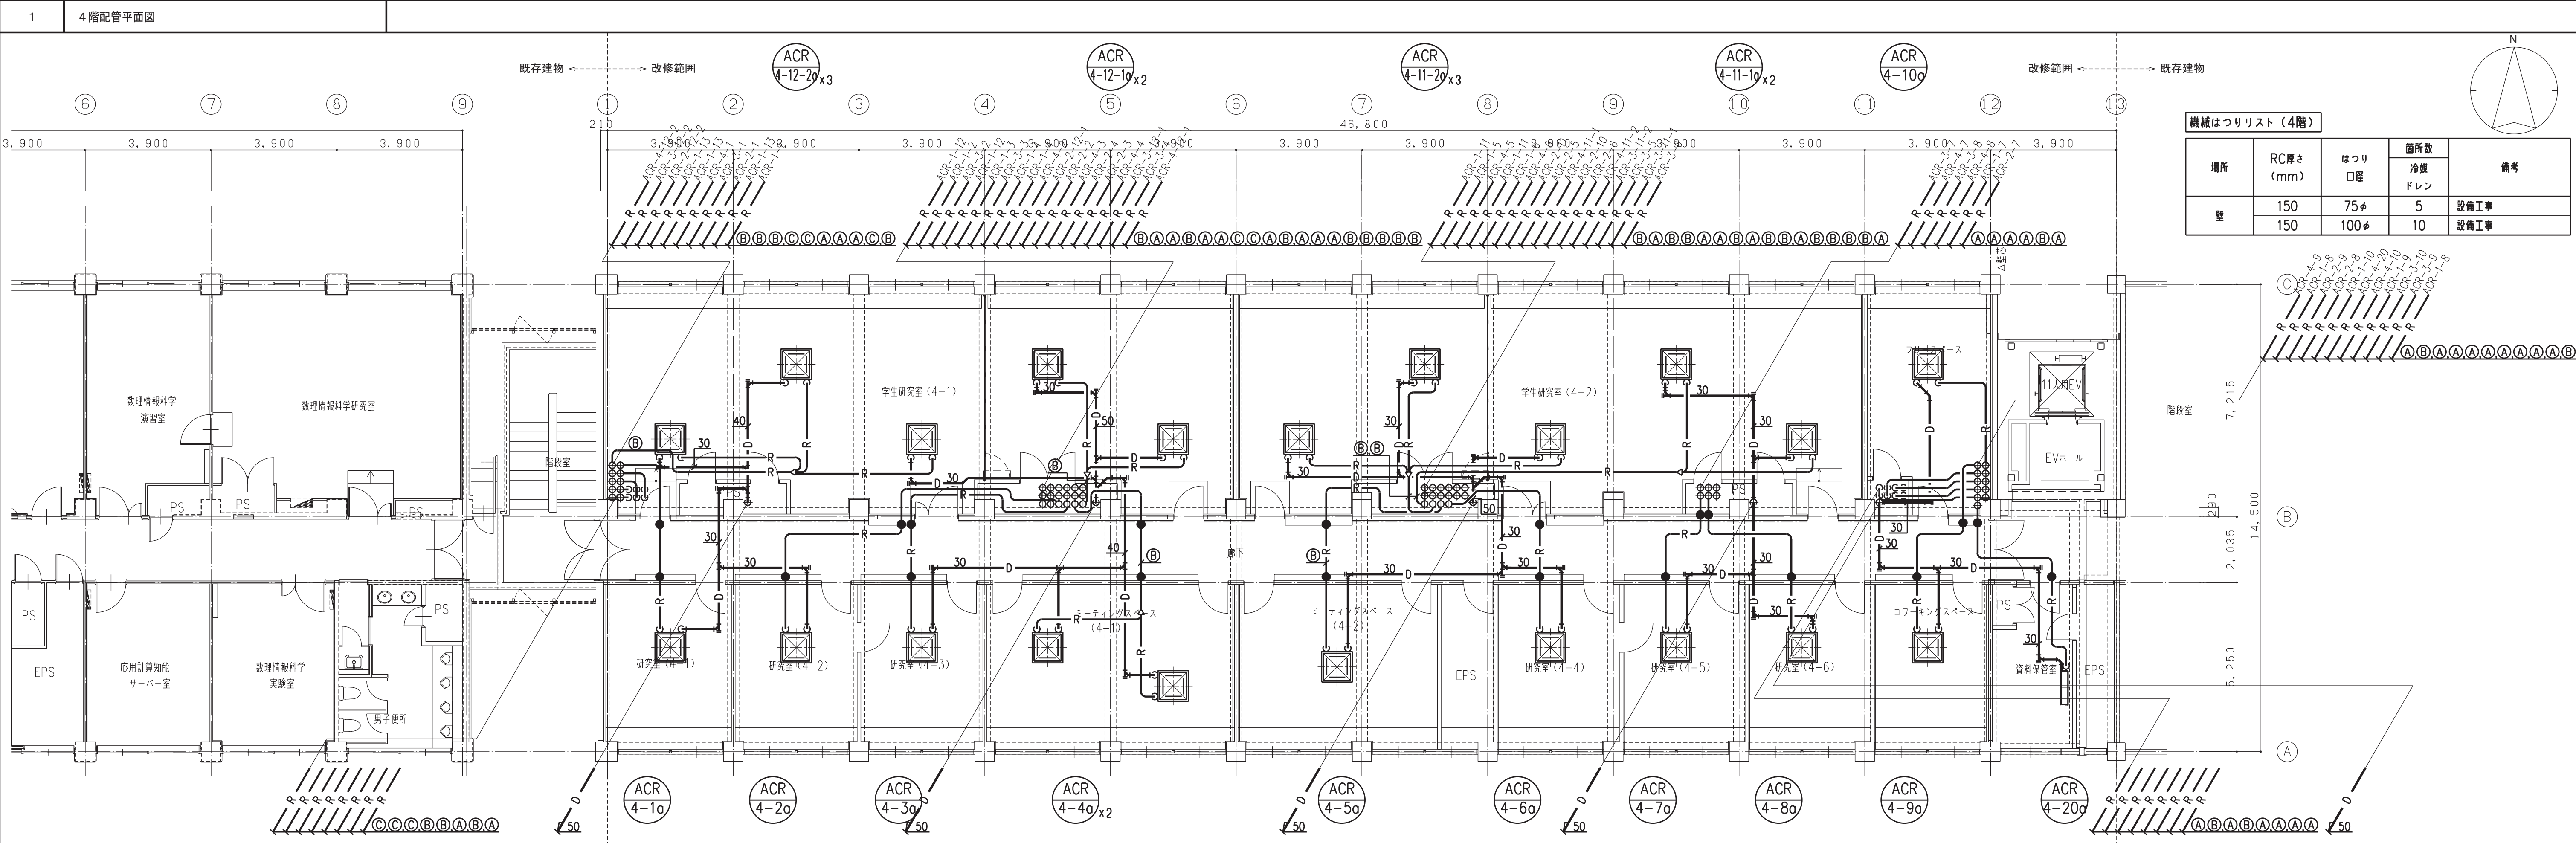


※本工事は、工事概要を示すものであり、発注図とは異なる。

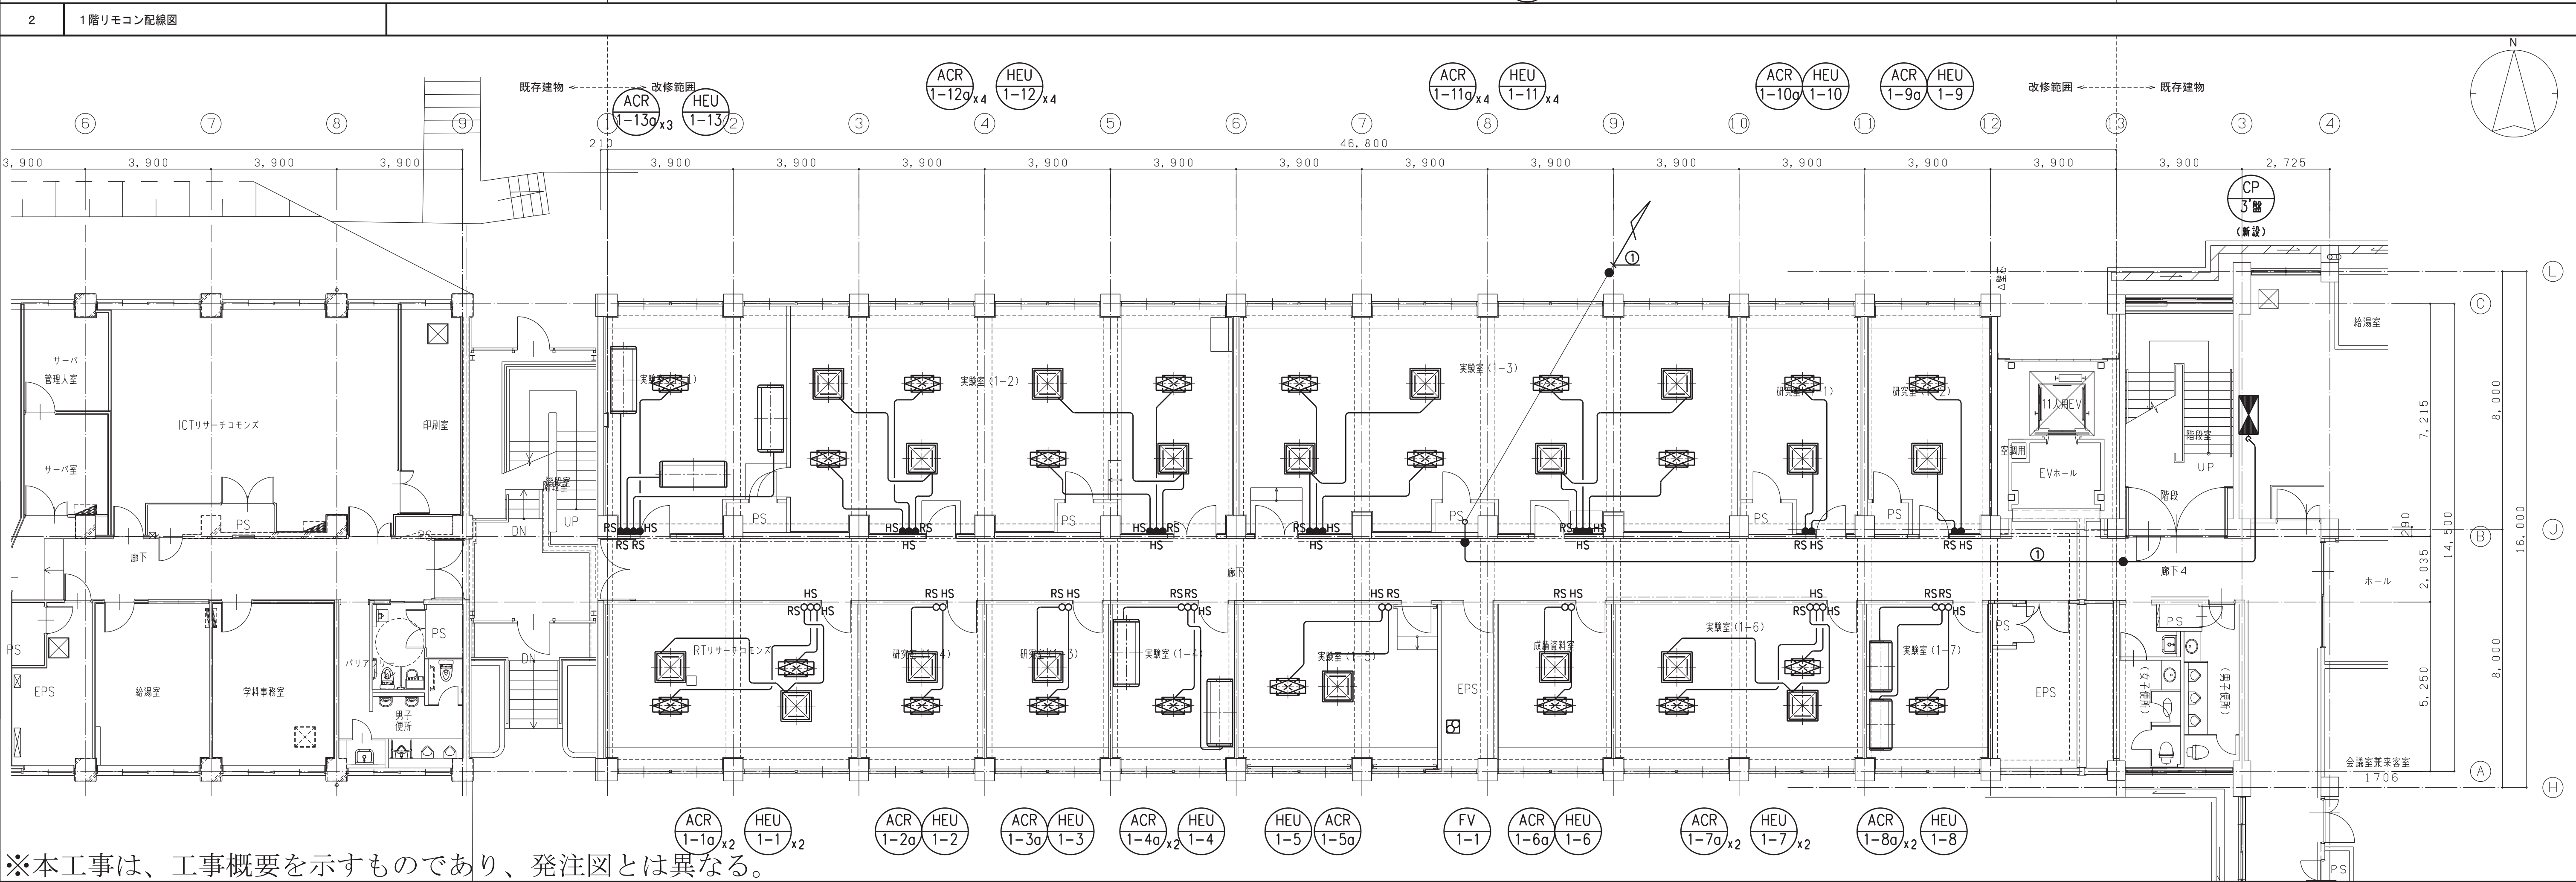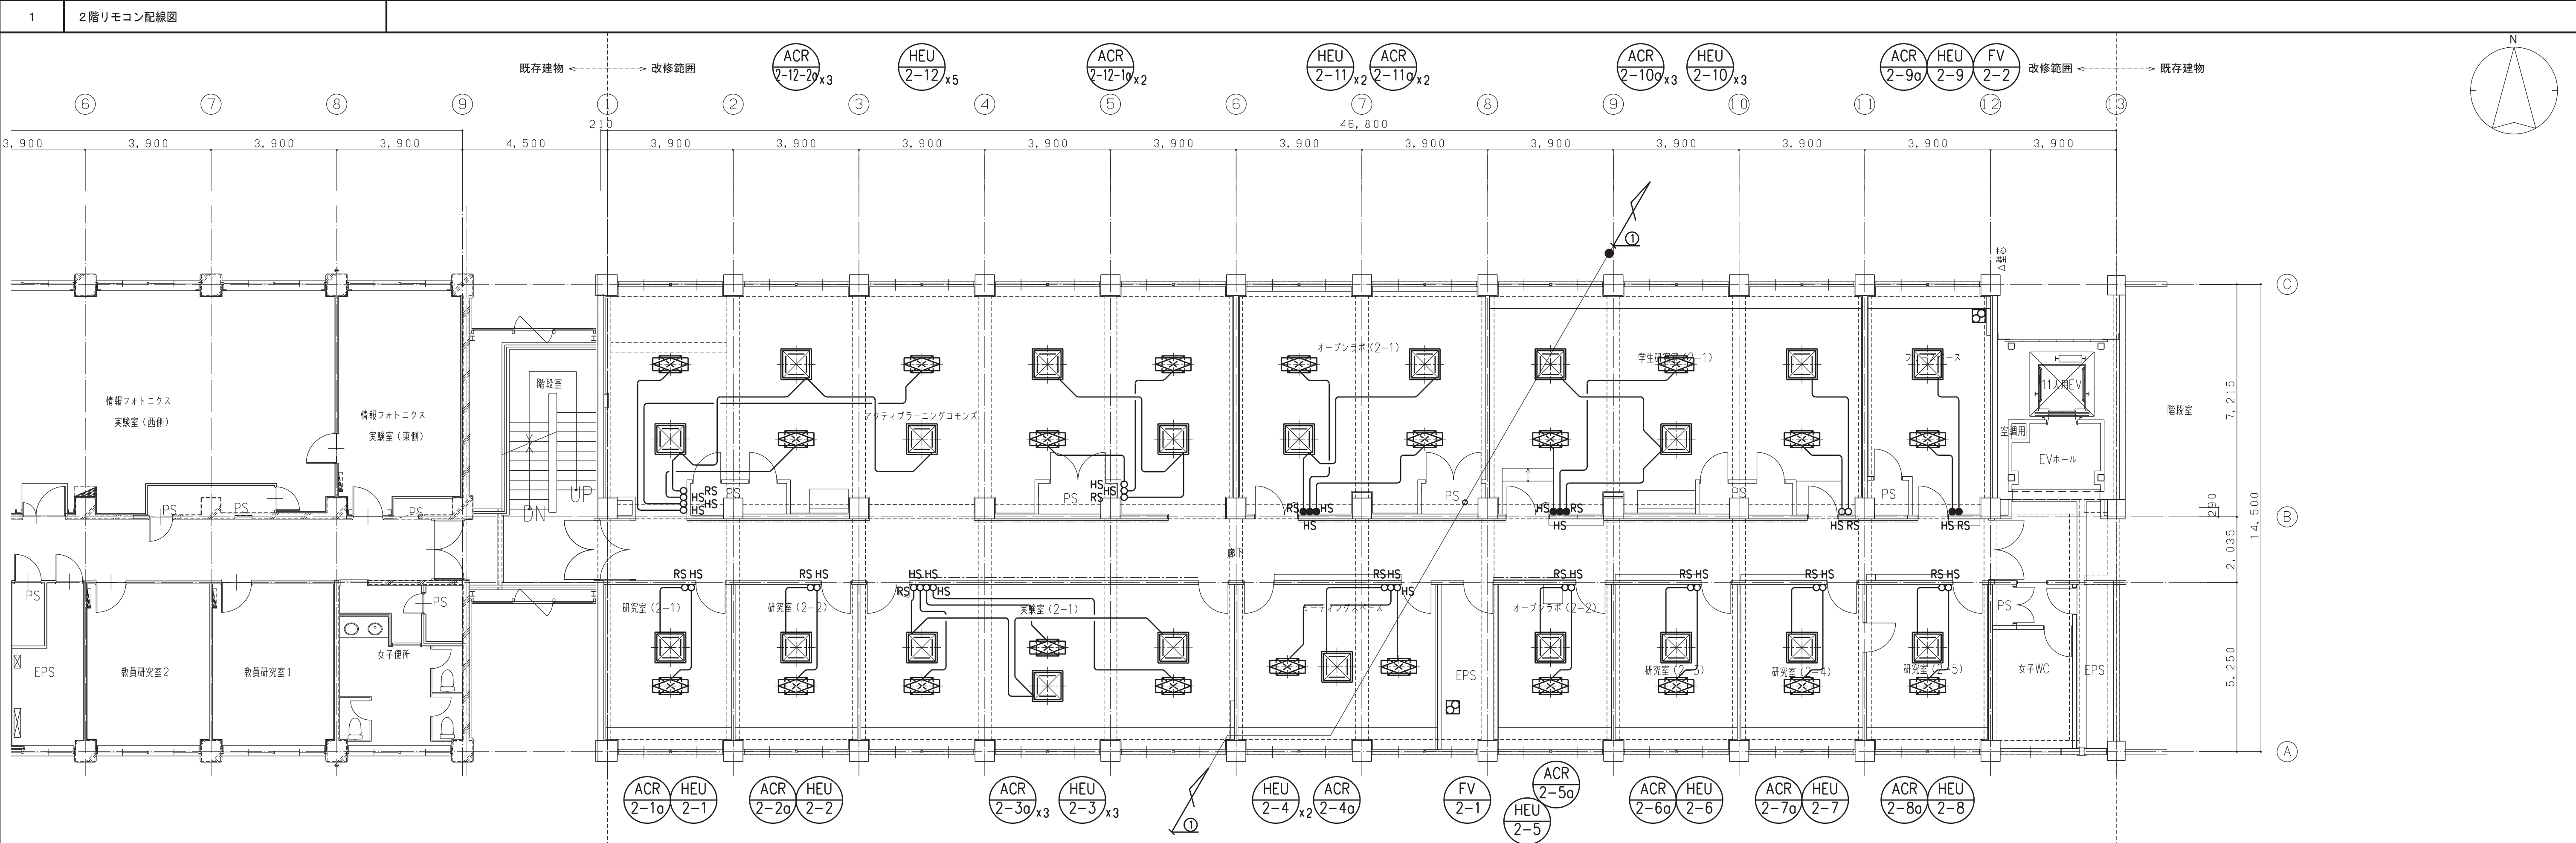

※本工事は、工事概要を示すものであり、発注図とは異なる。

	鳥取大学施設環境部	テクノエ 一級建築士事務所 東京都知事登録 第56470号 管理建築士 田戸義彦 一級建築士大臣登録 第235166号	日付	設計業務名	工事名称	縮尺	図面番号	
			令和 7年 6月	鳥取大学（三浦）工学部H棟改修設備設計業務	鳥取大学（三浦）工学部H棟改修機械設備工事	A1：1／100	M－115	
			番号			図面名称		A3：1／200
			1241008			空調調和設備 1, 2階リモン配線図		

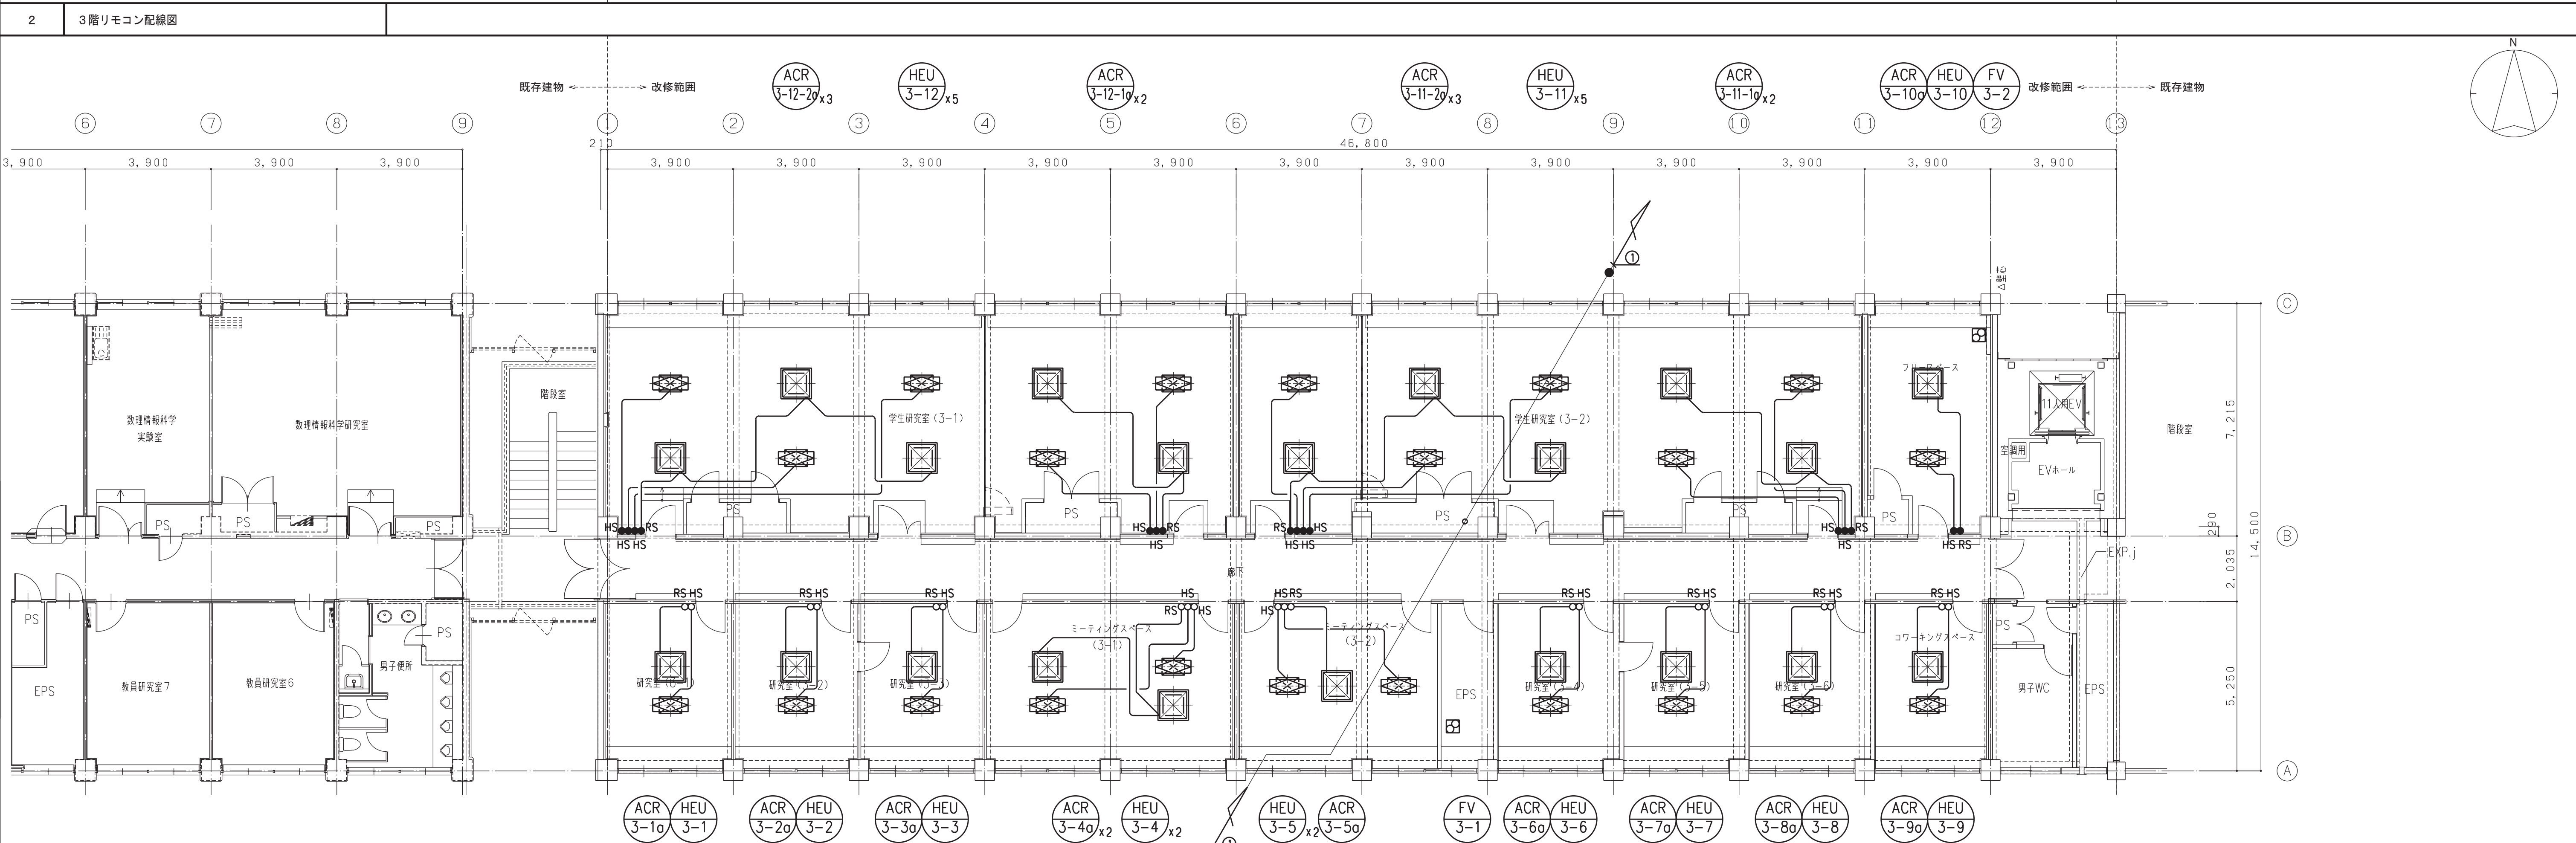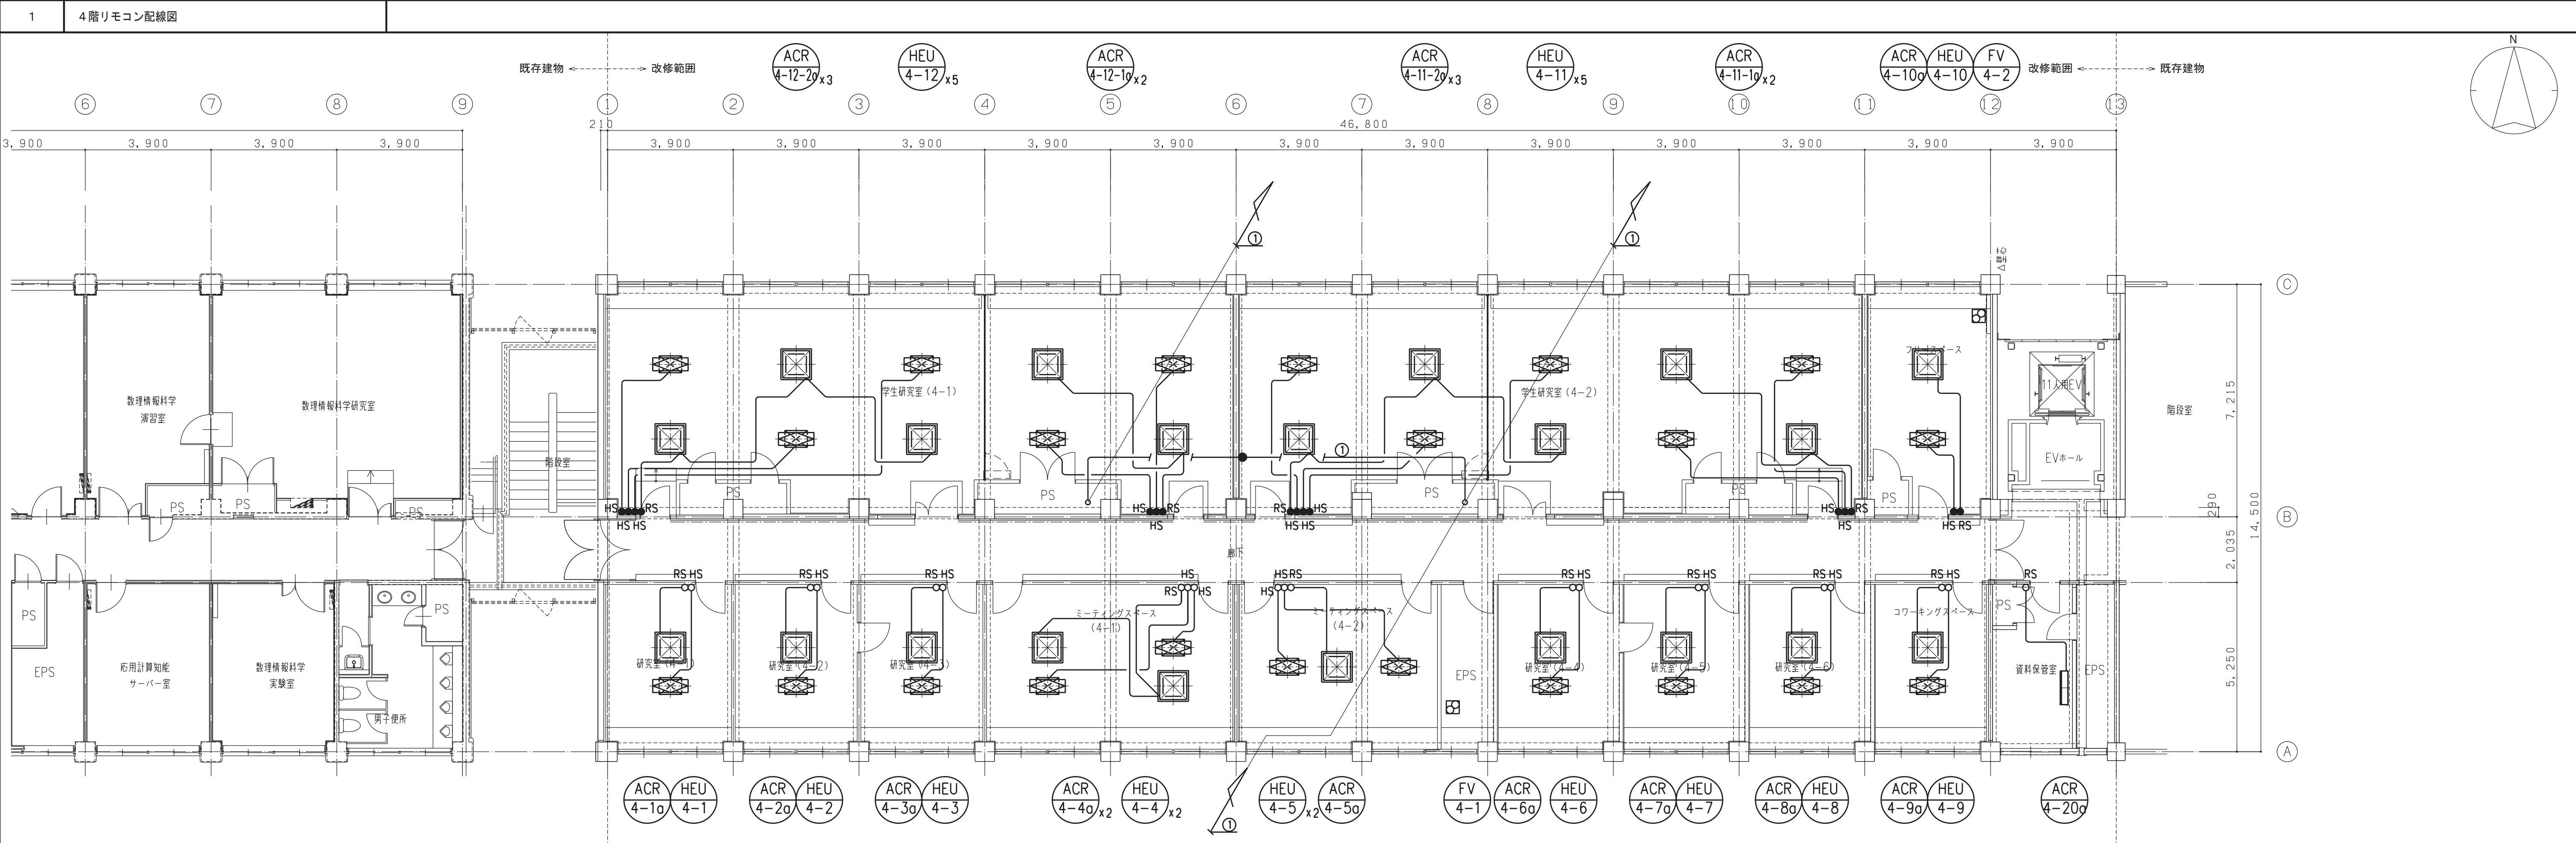

※本工事は、工事概要を示すものであり、発注図とは異なる。

	鳥取大学施設環境部	テクノエー 一級建築士事務所 東京都知事登録 第56470号 管理建築士 田戸義彦 一級建築士大臣登録 第235166号	日付	令和 7年 6月	設計業務名	鳥取大学（三浦）工学部H棟改修設備設計業務	工事名称	鳥取大学（三浦）工学部H棟改修機械設備工事	縮尺	A1：1／100	図面番号	M－116
			番号	1241008			図面名称	空気調和設備 3．4階リモン配線図	A3：1／200			

1

各種要領図

【配 線 配 管 表】					
記号	配 線	PS内	壁内	メタルモール（B型）内	備 考
①	EM-CEE1, 25 ^φ -2C	(E19)	-	-	集中管理リモコン配線
○RS	EM-CEE1, 25 ^φ -2C	-	(PF16)	-	空調機用リモコン配線
○HS	EM-CEE1, 25 ^φ -2C	-	(PF16)	-	空調換気扇用リモコン配線
●RS	EM-CEE1, 25 ^φ -2C	-	-	(PF16)	空調機用リモコン配線
●HS	EM-CEE1, 25 ^φ -2C	-	-	(PF16)	空調換気扇用リモコン配線



■天井内は、こらがし配線とする。
■配管化粧カバーへ室外機の配線は冷暖管共巻ラッキング内とする。
■室内外機通り配線は、冷暖配管を参照とする。

※本工事は、工事概要を示すものであり、発注図とは異なる。

2

R階リモコン配線図

		鳥取大学施設環境部	テクノエ 一級建築士事務所 東京都知事登録 第56470号 管理建築士 田戸義彦 一級建築士大臣登録 第235166号	日付 令和 7年 6月 番号 1241008	設計業務名 鳥取大学（三浦）工学部H棟改修設備設計業務	工事名称 鳥取大学（三浦）工学部H棟改修機械設備工事 図面名称 空調と設備 R階リモコン配線図	縮尺 A1: 1/100 A3: 1/200	図面番号 M-117
--	--	-----------	---	---------------------------------	--------------------------------	--	------------------------------	---------------

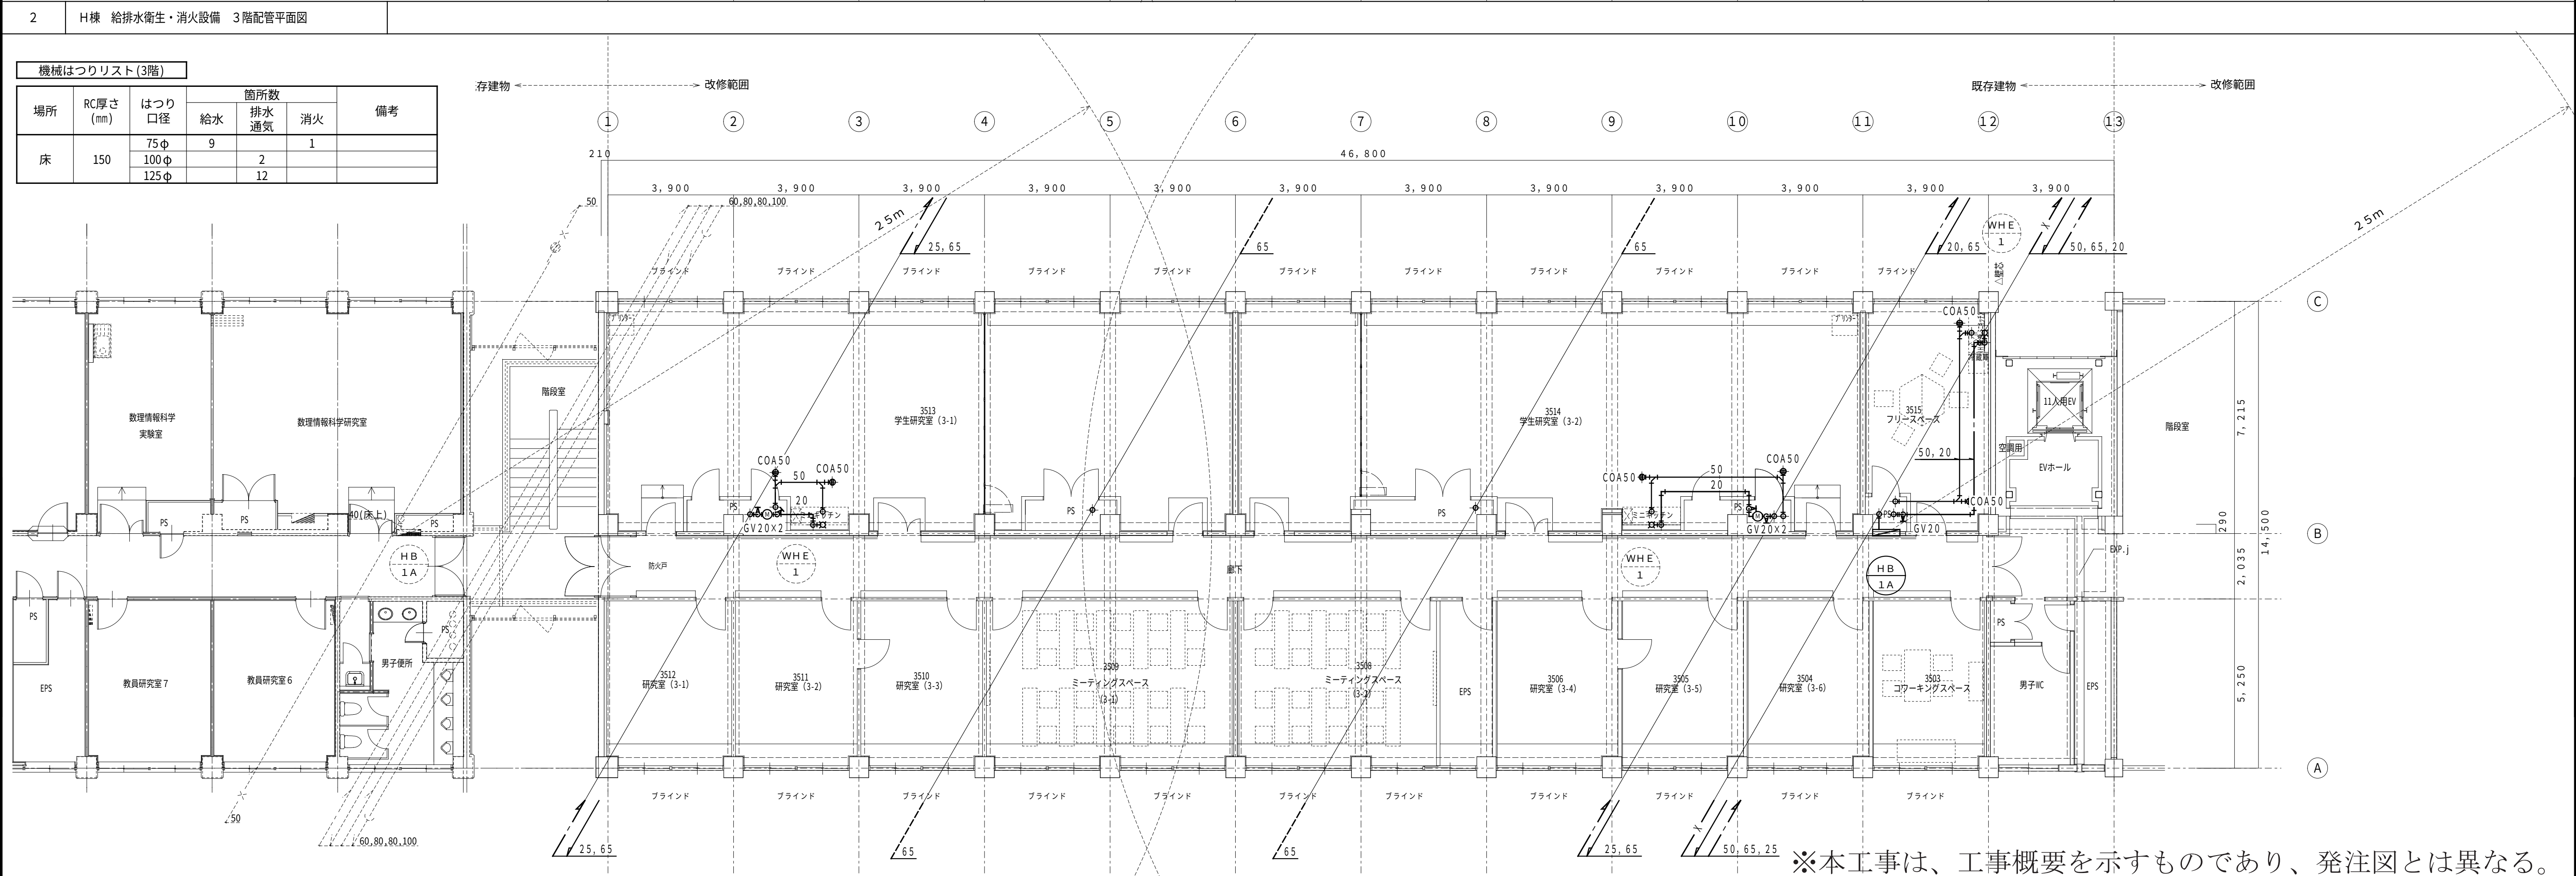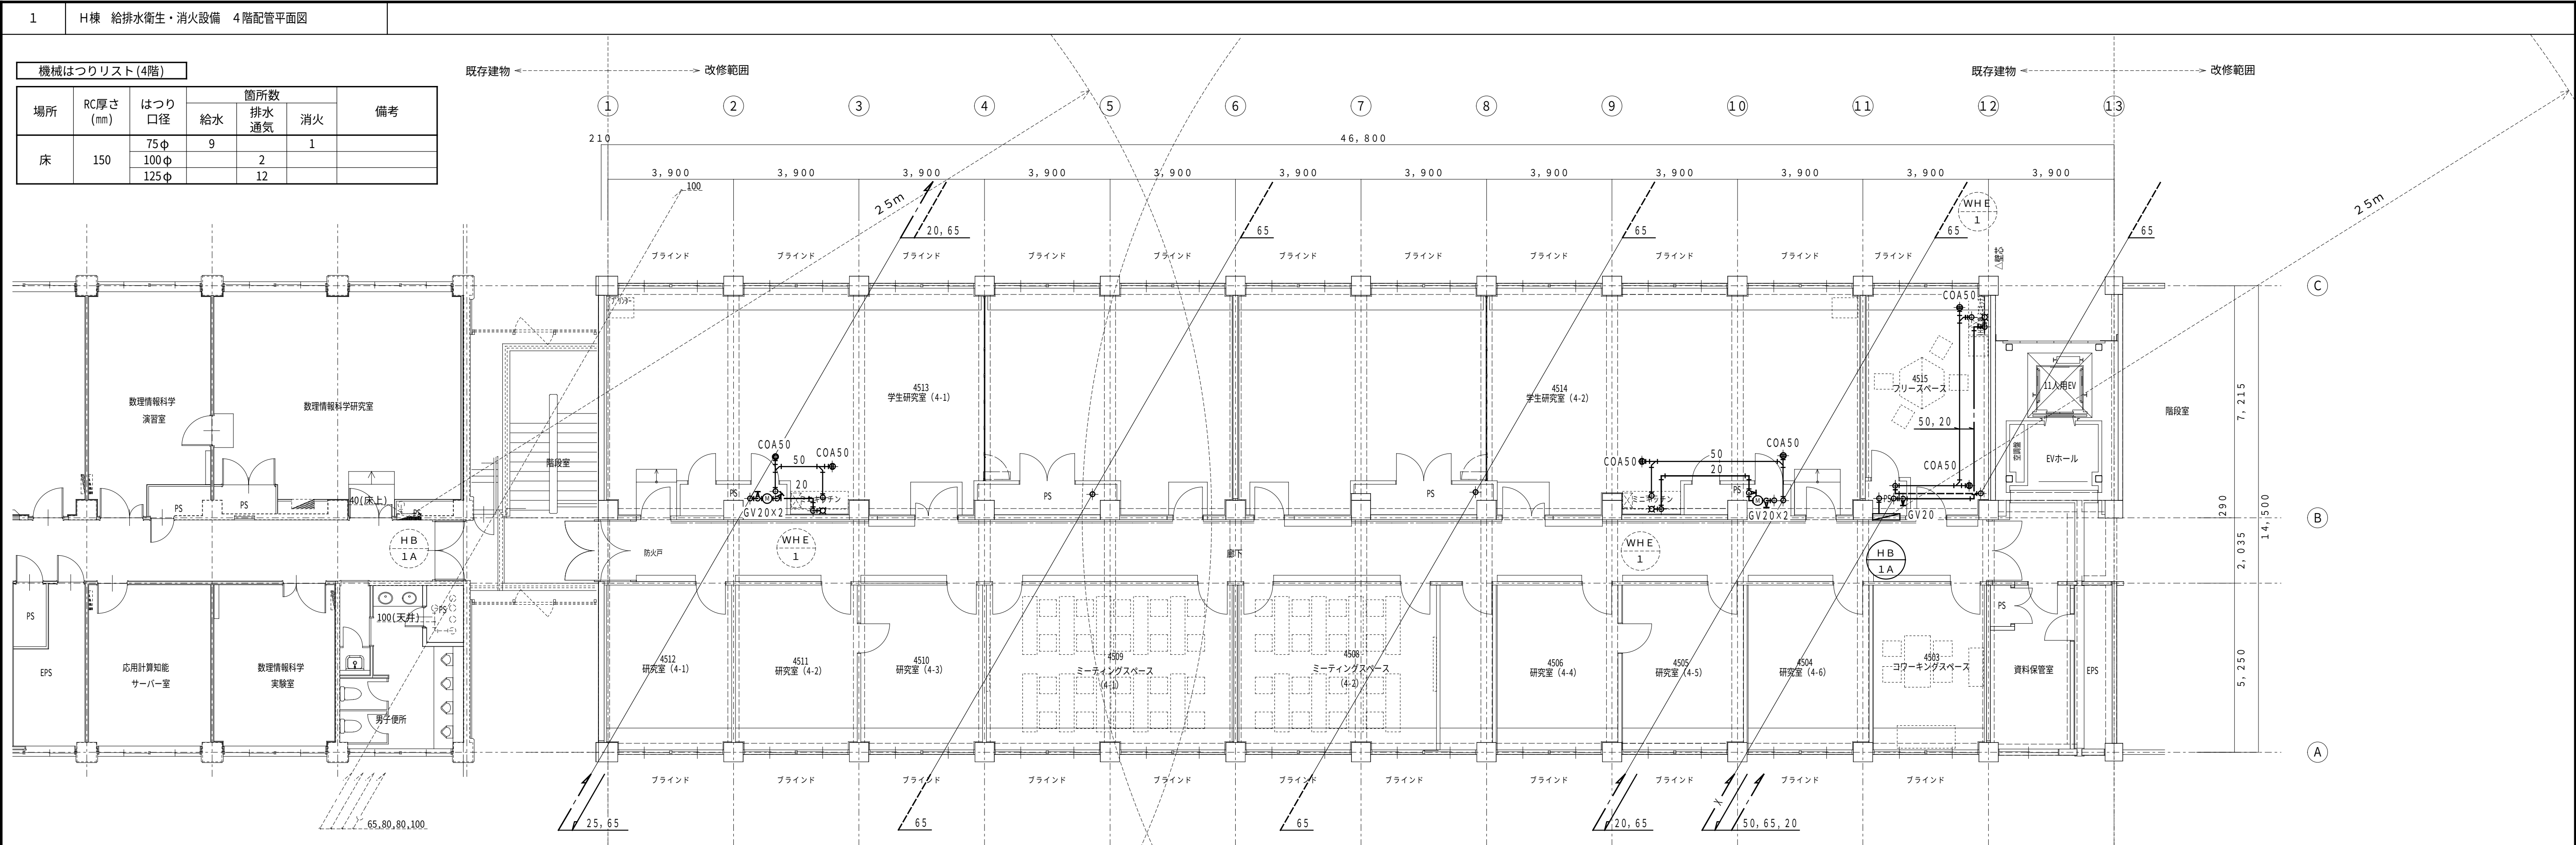


※本工事は、工事概要を示すものであり、発注図とは異なる。

1		
※本工事は、工事概要を示すものであり、発注図とは異なる。		
2	H棟 給排水衛生・消火設備 R階配管平面図	

機械はつりリスト(R階)						
場所	RC厚さ (mm)	はつり 口径	箇所数			備考
			給水	排水 通気	消火	
床	150	75φ	1		1	
		100φ		5		
壁	150	75φ	1		1	
		100φ		5		

鳥取大学施設環境部	テクノエ営 一級建築士事務所 東京都知事登録 第56470号 管理建築士 田戸義彦 一級建築士大臣登録 第235166号	日付 令和 7年 6月 番号 1241008	設計業務名 鳥取大学 (三浦) 工学部H棟改修設備設計業務	工事名称 鳥取大学 (三浦) 工学部H棟改修電気設備工事 図面名称 給排水衛生・消火設備 R階配管平面図	縮尺 A1:1/100 A3:1/200	通し番号	図面番号 M-205
-----------	---	---------------------------------	----------------------------------	---	----------------------------	------	---------------

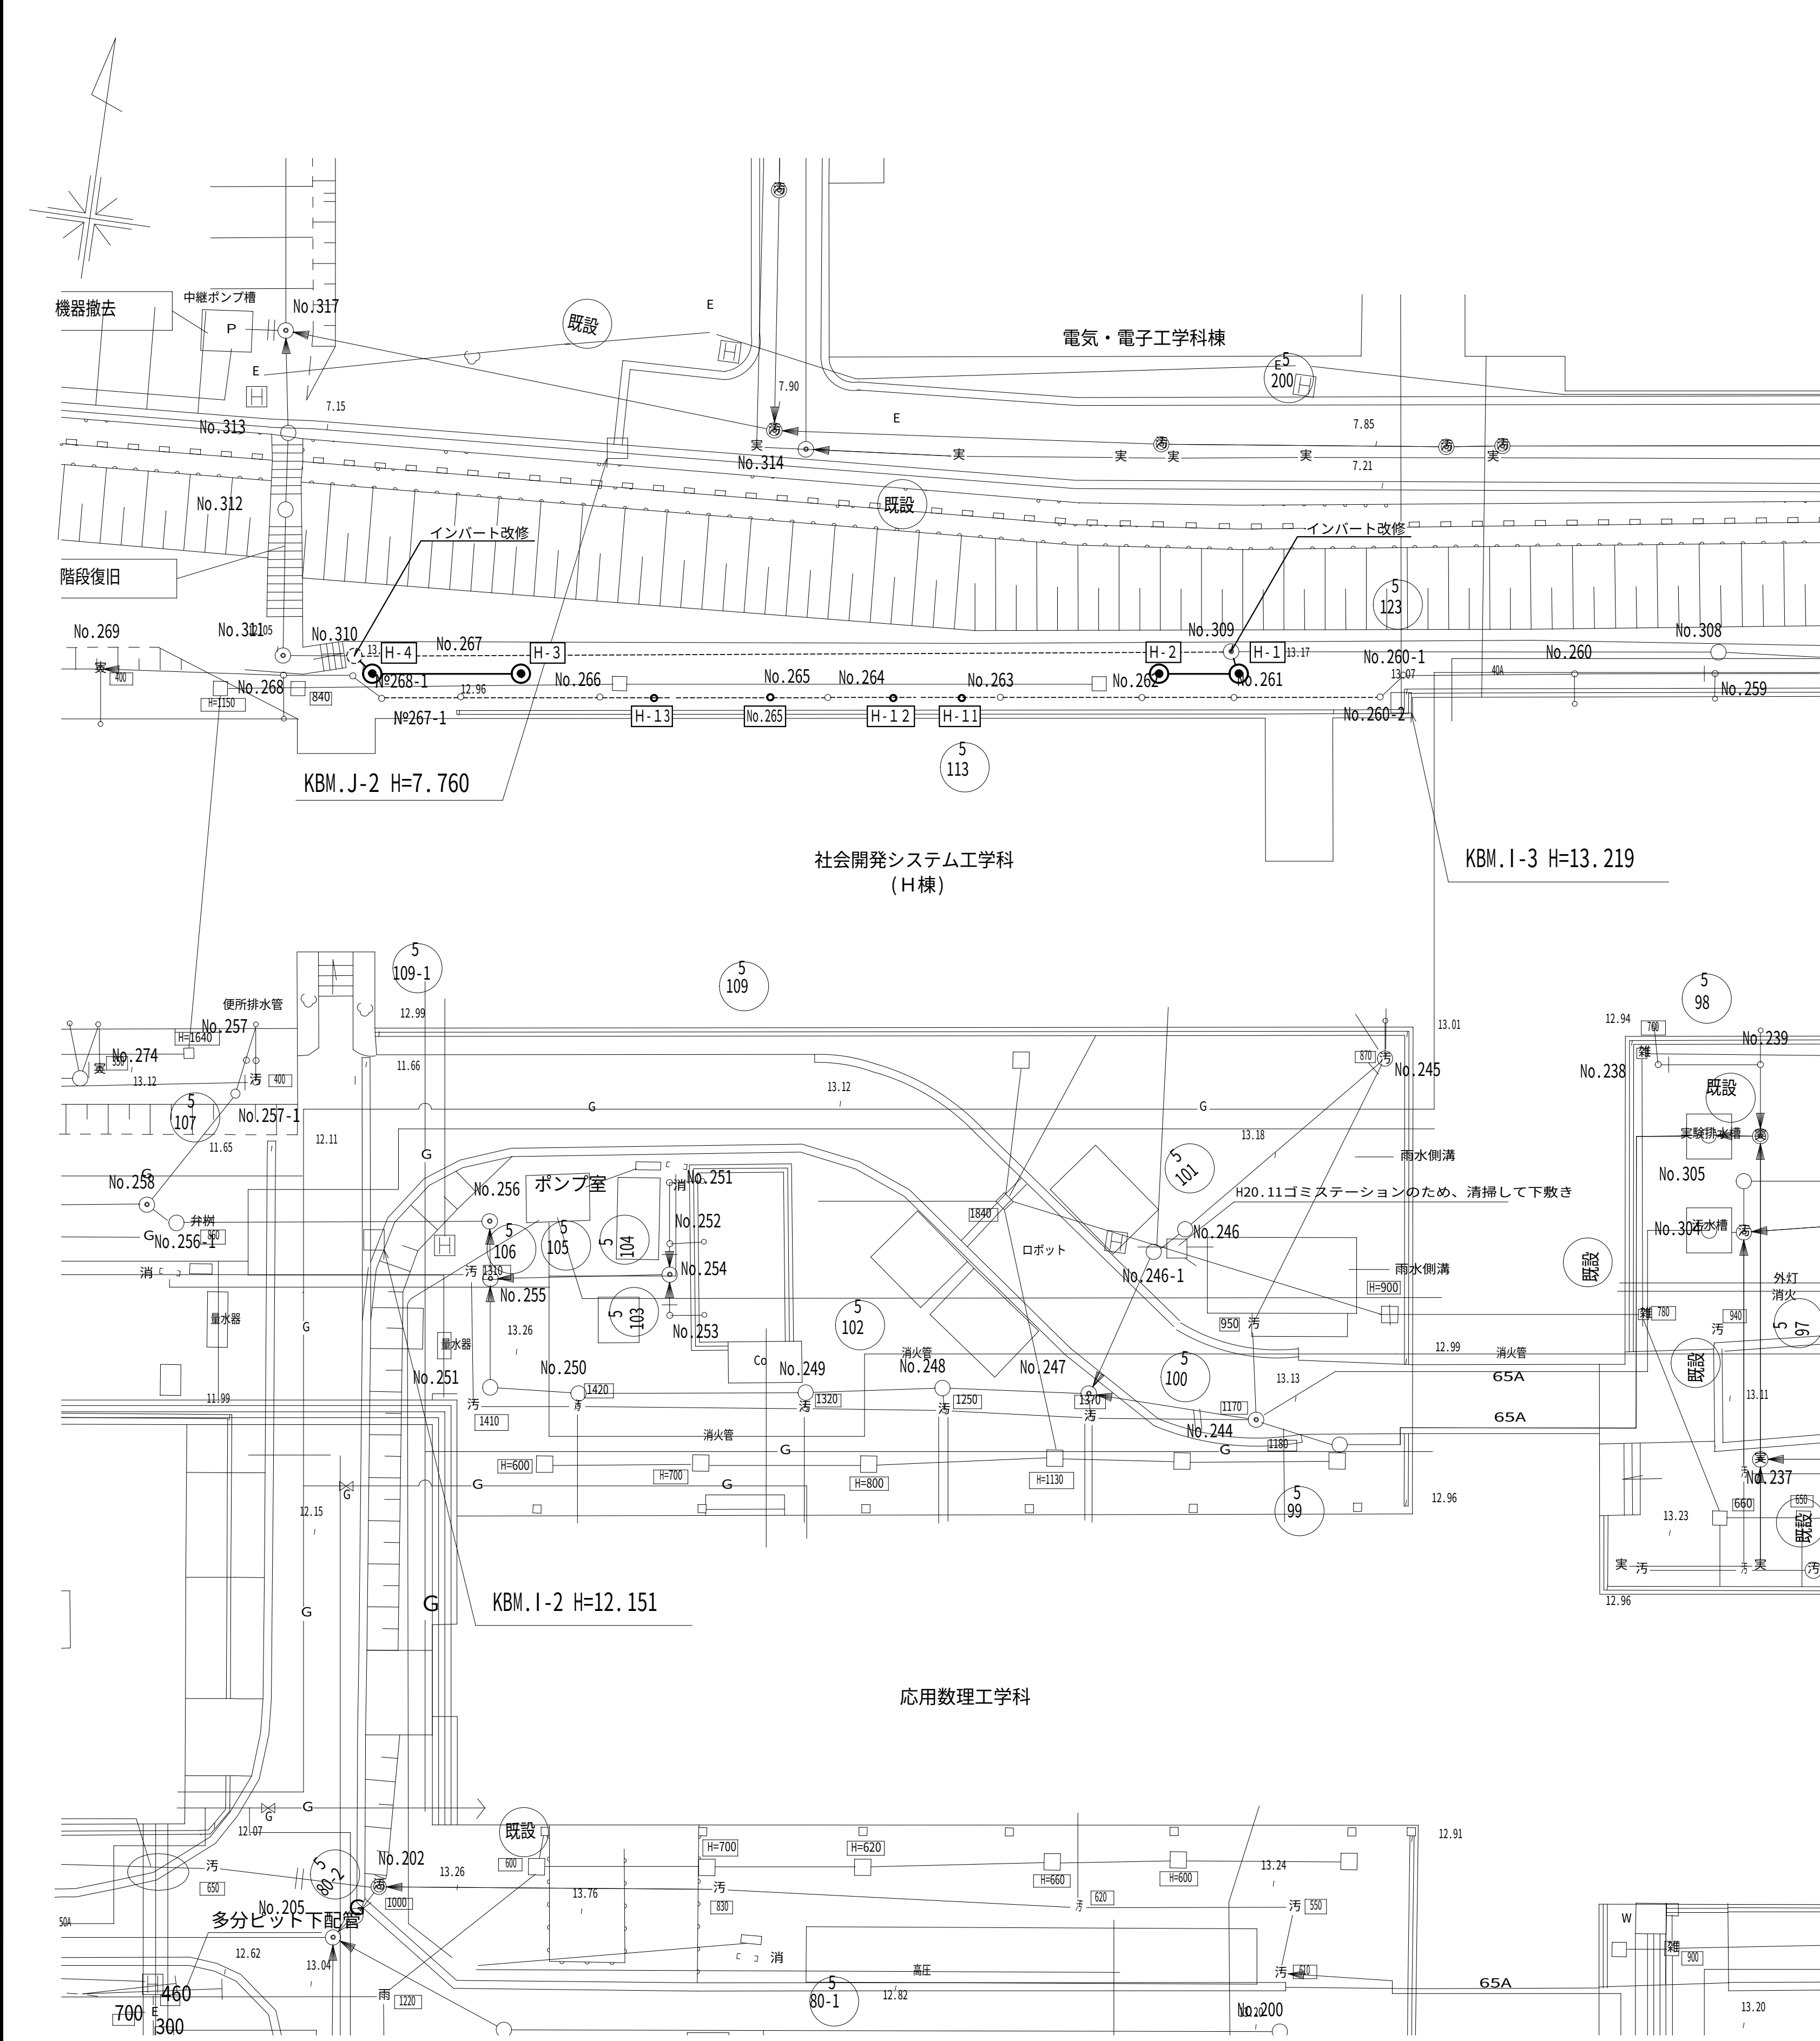


凡 例	
	新設機器・配管類
	既設機器・配管類

樹リスト

記号	名称	樹			管底		勾配	蓋	備考
		地盤高 GL± (m)	形状 (mm) 内寸法	深さ GL± (mm)	流入側 GL± (m)	流出側 GL± (m)			
【汚水樹】									
No.309	既設 1 号組立マンホール	13.15	100φ	1570H	11.600	11.580	1/100	(鉄蓋)	既設
H-1	塩ビ製小口径樹	13.15	100φ	1540H	11.630	11.610	1/100	塩ビ製蓋	
H-2	塩ビ製小口径樹	13.15	100φ	1480H	11.690	11.670	1/100	塩ビ製蓋	
H-3	塩ビ製小口径樹	13.15	100φ	1590H	11.580	11.560	1/100	塩ビ製蓋	
H-4	塩ビ製小口径樹	13.15	100φ	1680H	11.490	11.470	1/100	塩ビ製蓋	
No.310	既設 1 号組立マンホール	13.15	100φ	1693H	11.457	11.457	1/100	(鉄蓋)	既設
【実験排水樹】									
H-11	塩ビ製小口径樹	13.15	100φ	1040H	12.110	12.110	1/100	塩ビ製蓋	
H-12	塩ビ製小口径樹	13.15	100φ	1070H	12.080	12.080	1/100	塩ビ製蓋	
No.265	塩ビ製小口径樹	13.15	100φ	1131H	12.019	12.019	1/100	塩ビ製蓋	既設
H-13	塩ビ製小口径樹	13.15	100φ	1150H	12.000	12.000	1/100	塩ビ製蓋	

埋設配管要領図

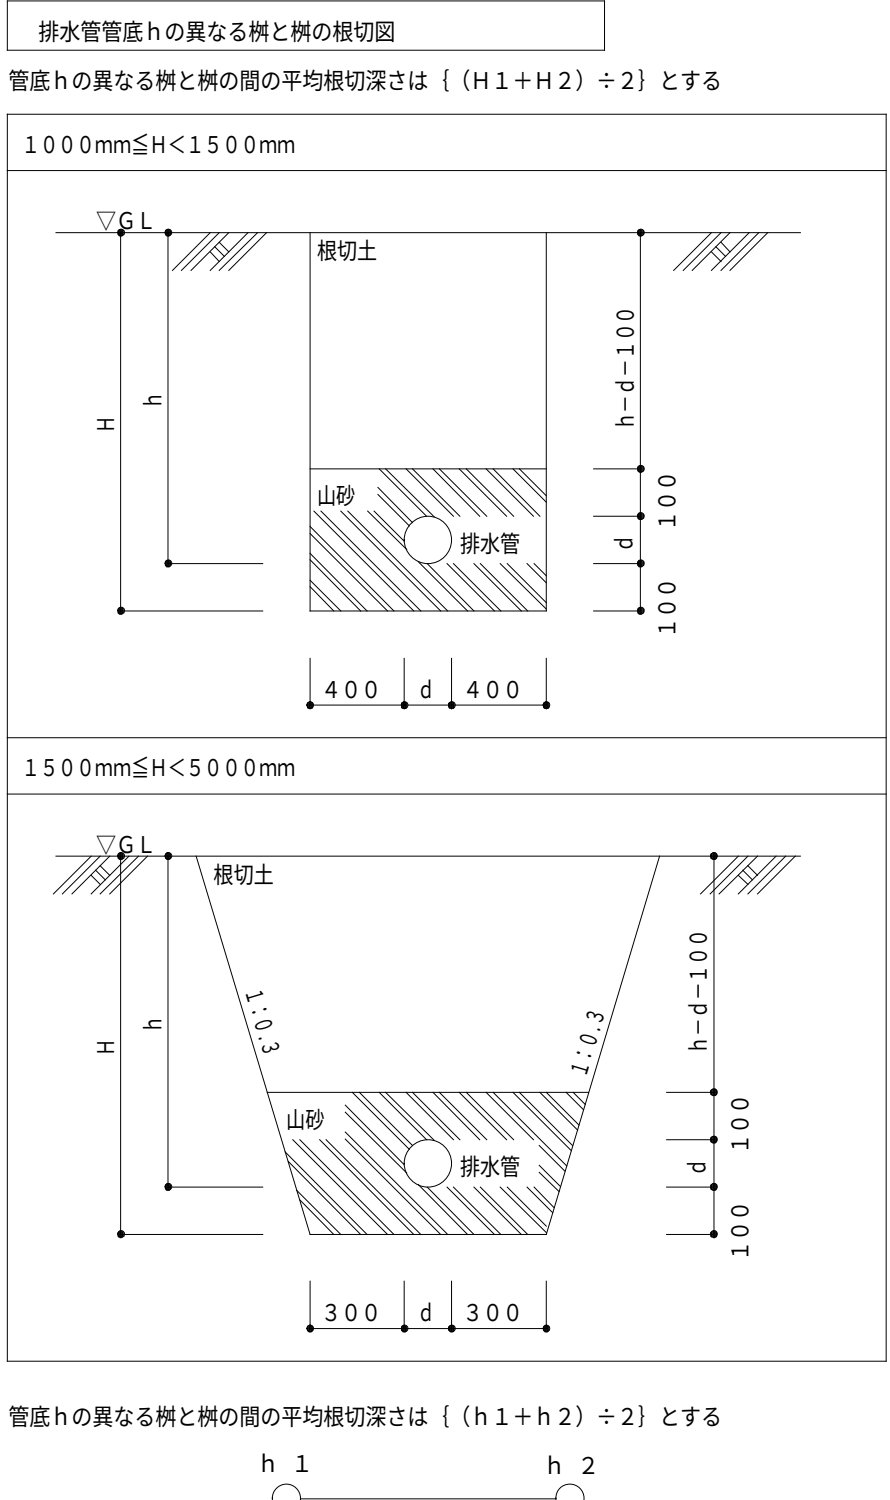

※本工事は、工事概要を示すものであり、発注図とは異なる。