
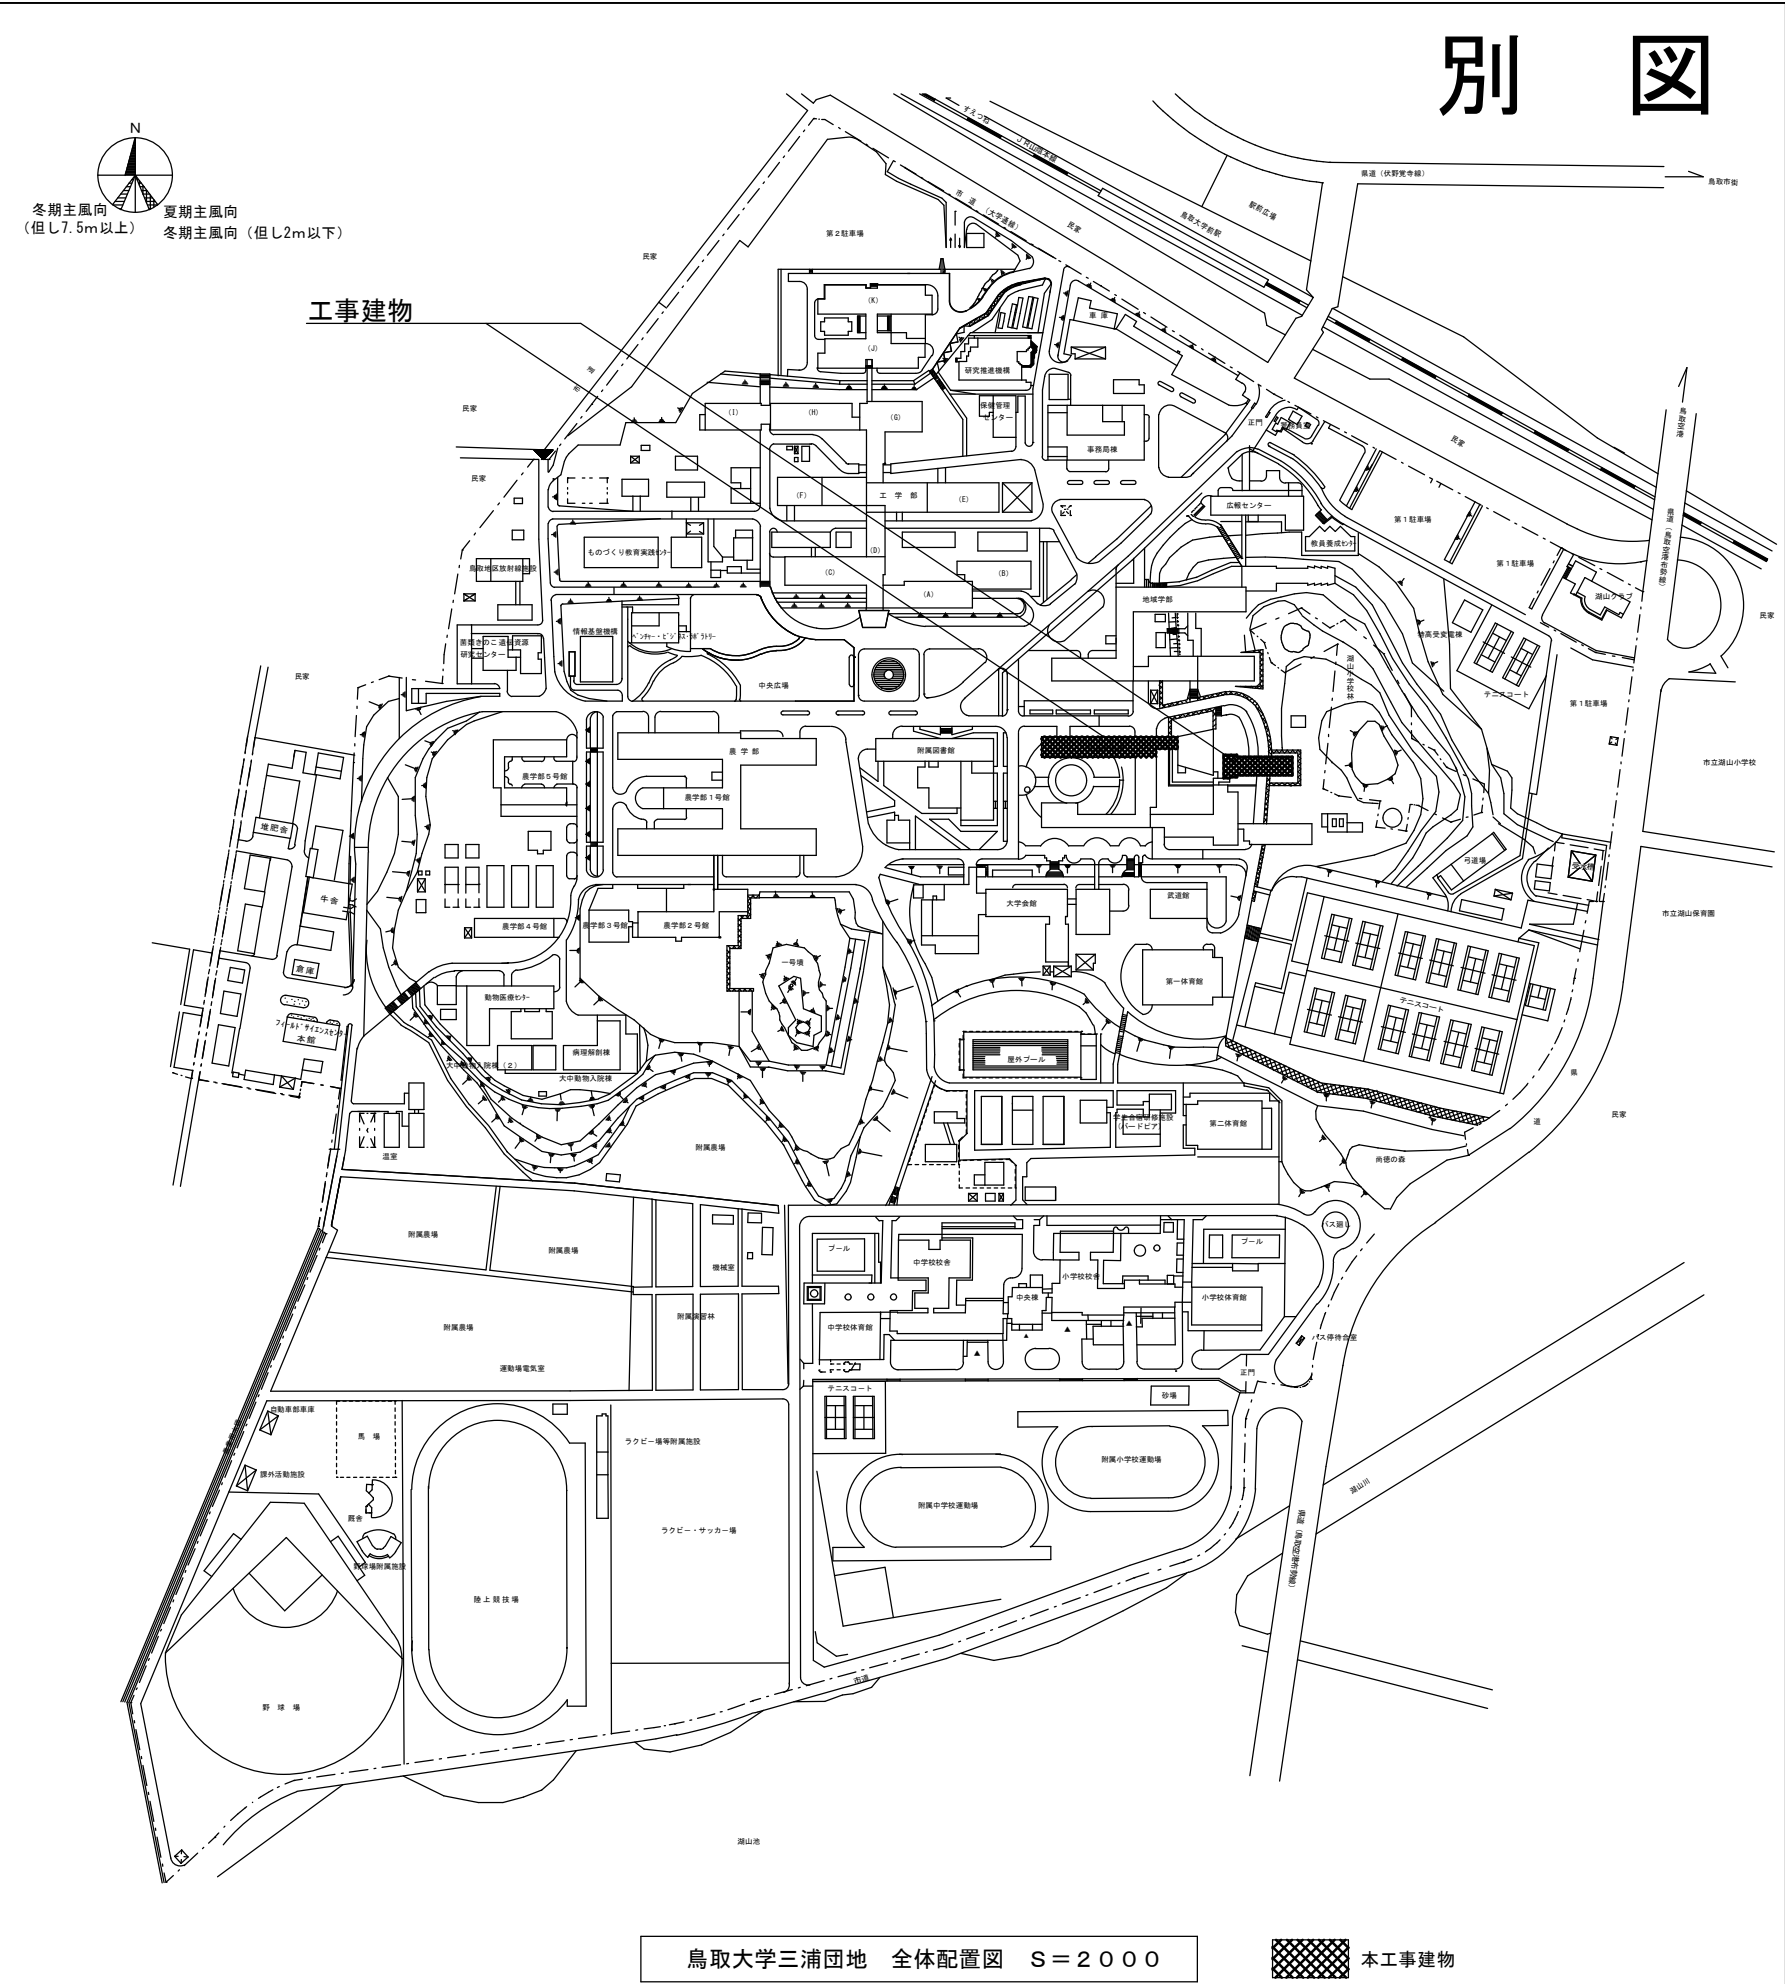


工 事 概 要 書


年 度	令和８年度				配置図・平面図等			別図による。	
１， 工事名称	鳥取大学（三浦）共通教育棟E棟改修電気設備工事				本件に関する照会先			鳥取大学施設環境部企画環境課総務係	
２， 工事場所	鳥取県鳥取市湖山町南４丁目１０１番地（鳥取大学三浦団地構内）							TEL：０８５７－３１－５０３８	
３， 完成期限	令和９年３月１９日（金曜日）							FAX：０８５７－３１－５８６０	
４， 工事の種類 規模等	工 事 範 囲 表								
建 物 概 要	棟名称	共通教育棟E棟		共通教育棟A棟					
	工事種別	模様替		改修					
	構造・階数	R４		R3					
	建築面積	(466)	m ²	(1,581)	m ²	m ²	m ²	m ²	m ²
	延べ面積	(1,651)	m ²	(4,731)	m ²	m ²	m ²	m ²	m ²
	改修延べ面積	1,651	m ²	-	m ²	-	m ²	-	m ²
工 事 種 目	建物使用の有無	・ 有 ・ 無		・ 有 ・ 無		・ 有 ・ 無		・ 有 ・ 無	
	電灯設備	○		・		・		・	
	動力設備	○		・		・		・	
	電熱設備	・		・		・		・	
	雷保護設備	○		・		・		・	
	受変電設備	・		○		・		・	
	電力貯蔵設備	・		・		・		・	
	発電設備	・		・		・		・	
	構内情報通信網設備	○		・		・		・	
	構内交換設備	○		・		・		・	
	情報表示設備	・		・		・		・	
	映像・音響設備	・		・		・		・	
	拡声設備	○		○		・		・	
	誘導支援設備	・		・		・		・	
	テレビ共同受信設備	・		・		・		・	
	監視カメラ設備	・		・		・		・	
	集中検針設備	○		○		・		・	
	防犯・入退室管理設備	・		・		・		・	
	火災報知設備	○		○		・		・	
	中央監視制御設備	・		・		・		・	
	構内配電線路	○		・		・		・	
	構内通信線路	○		・		・		・	
	仮設備	・		・		・		・	
	発生材処理	○		○		・		・	
【概要】					【本件に関する特殊事情】				
１． 共通教育棟E棟の電気設備改修を行う。					○学内行事等により工事中止期間がある				
					○振動、騒音、臭気が発生する工事については調整を行うこと				
					○工事範囲外は教職員及び学生が使用するため安全計画等に配慮を行うこと				
					○電力・ネットワーク等の切替時（停電及び機器の停止を伴う作業）は十分に調査を行い、 監督職員と協議したうえで実施し、大学業務に支障を及ぼさないこと。				
					○工事にかかる官庁手続きは本工事とする。				

※（ ）内の数値は、当該既設建物の面積とする。

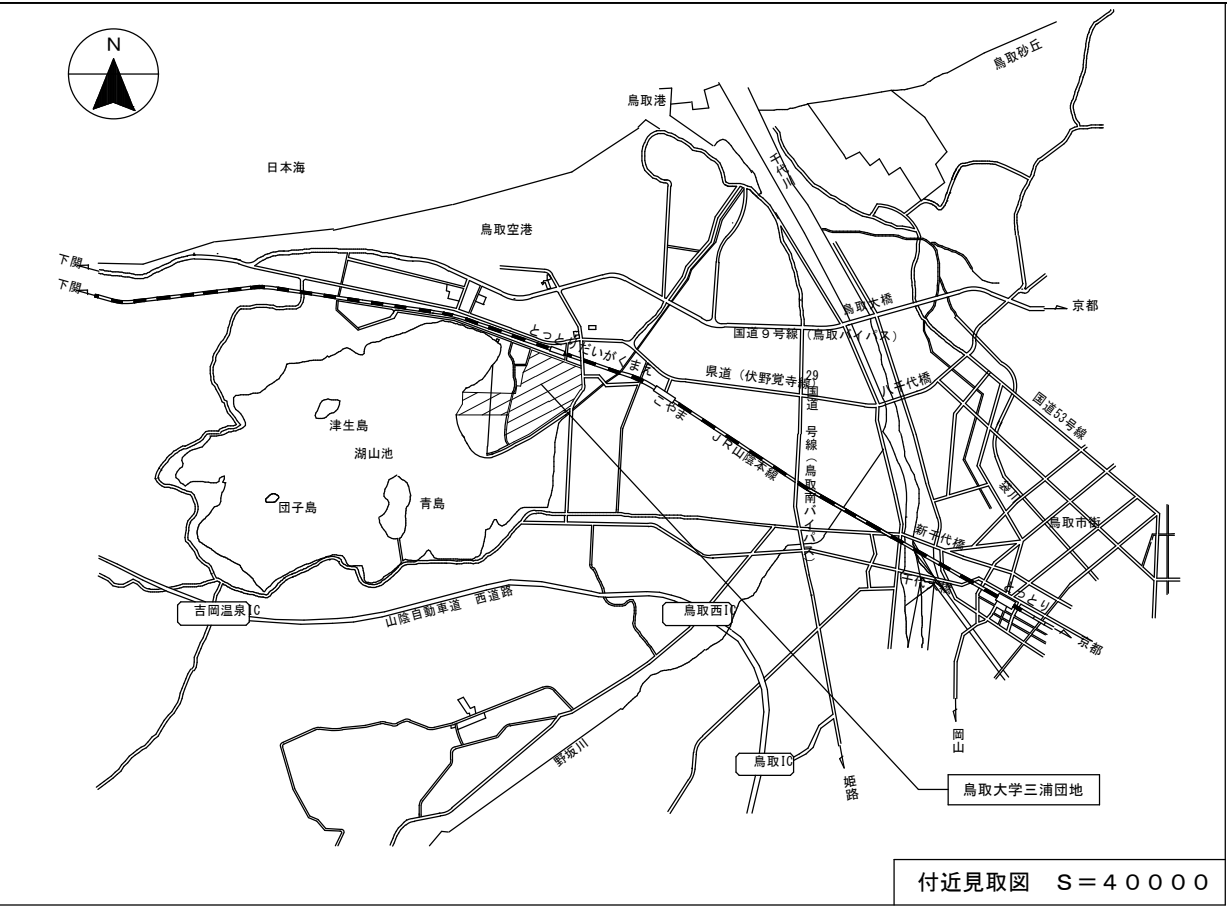


記事		鳥取大学施設環境部	工事名称 鳥取大学（三浦）共通教育棟E棟改修電気設備工事	縮尺 S = 1 : 40000 S = 1 : 2000	通し番号 —	図面番号 —
			図面名称 配置図・付近見取図	作成年月 令和8年6月		

 ※本図面は、工事概要を示すものであり、発注図とは異なる。



凡 例		
■	照明分岐盤	
■	集電盤	
—	LEDベースライト	
—○—	LEDウォールライト	
○	LEDダウンライト	天井埋付
○	LEDダウンライト	壁埋付
▽	人感センサー（警報）	
▽N	人感センサー（警報）	検知距離延長付
⊙	人感センサー（予備）	
⊙	天井埋込スピーカー	

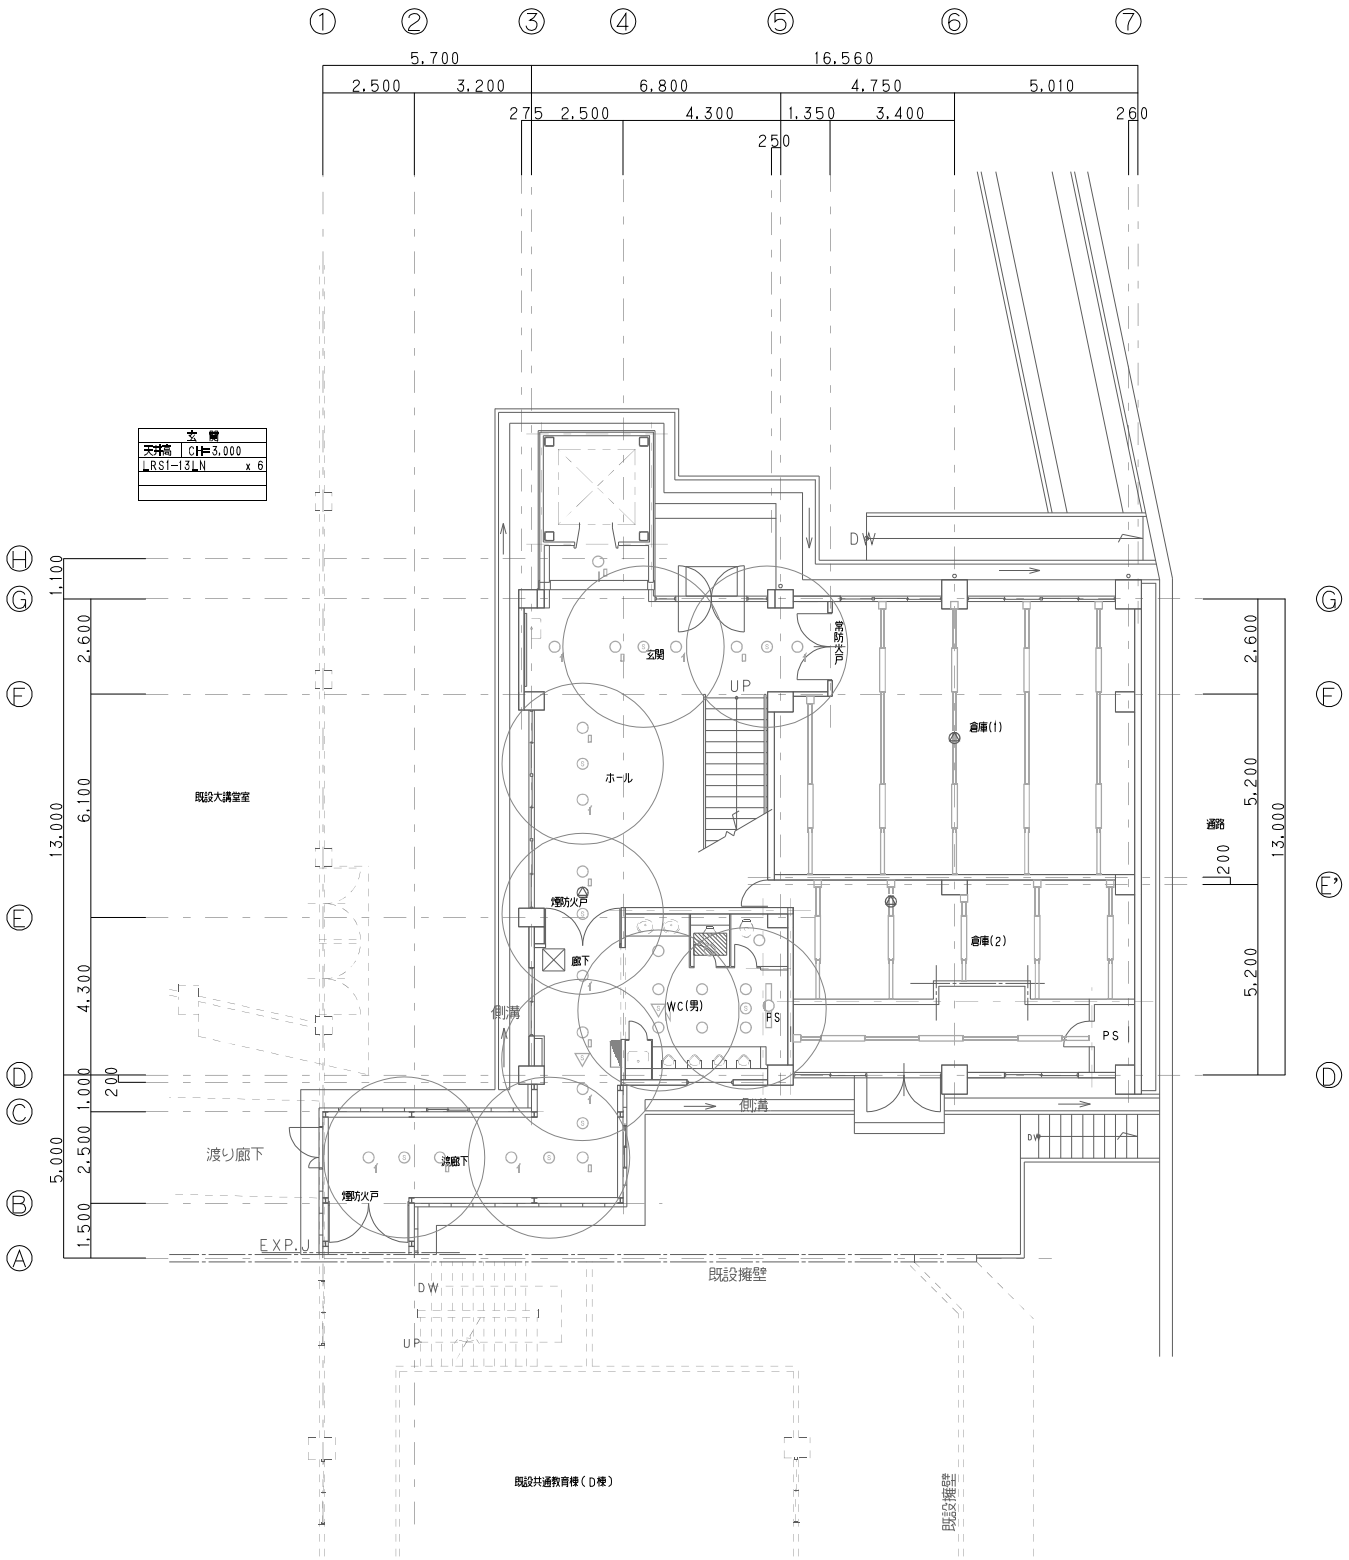

改修後 2階平面図 S=1/100

株式会社 婦木建築設備事務所

工事名 鳥取大学（三浦）講義棟他改修設備工事


図面名 共通教育棟E棟 天井プロット 2階平面図（電気）

縮尺 1/100


日付 令和 8年 月

図面番号


※本図面は、工事概要を示すものであり、発注図とは異なる。

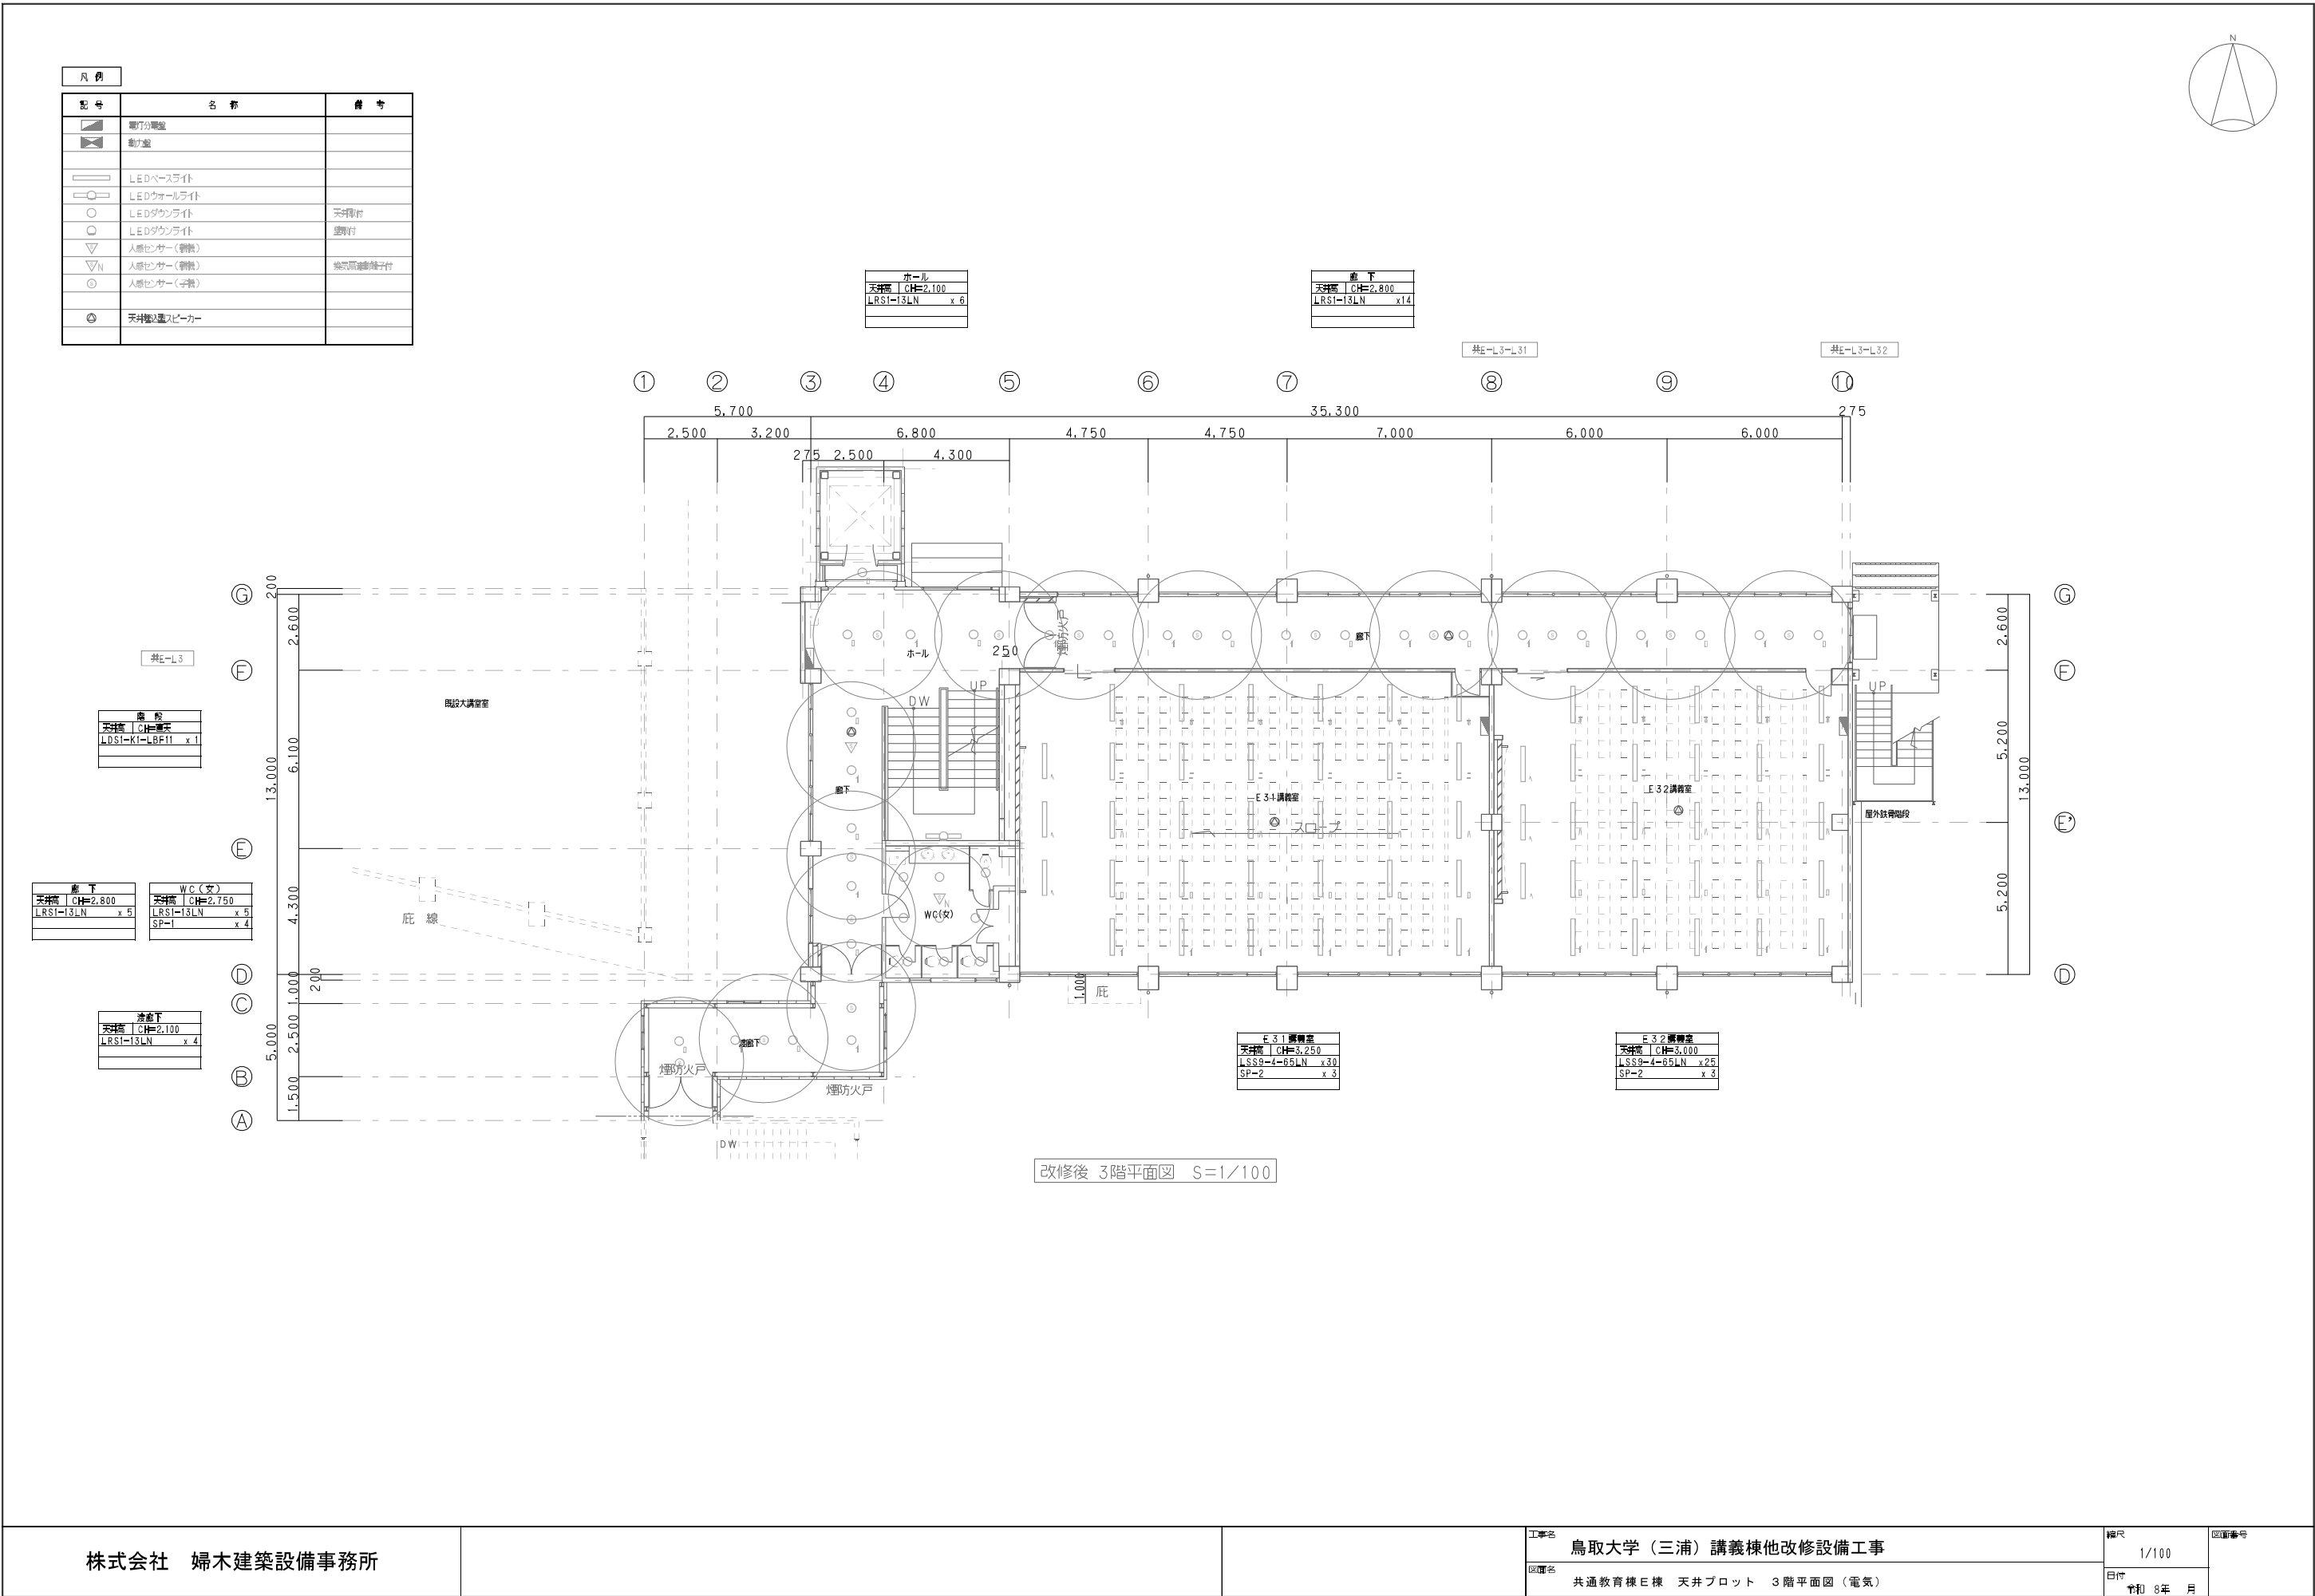


※本図面は、工事概要を示すものであり、発注図とは異なる。

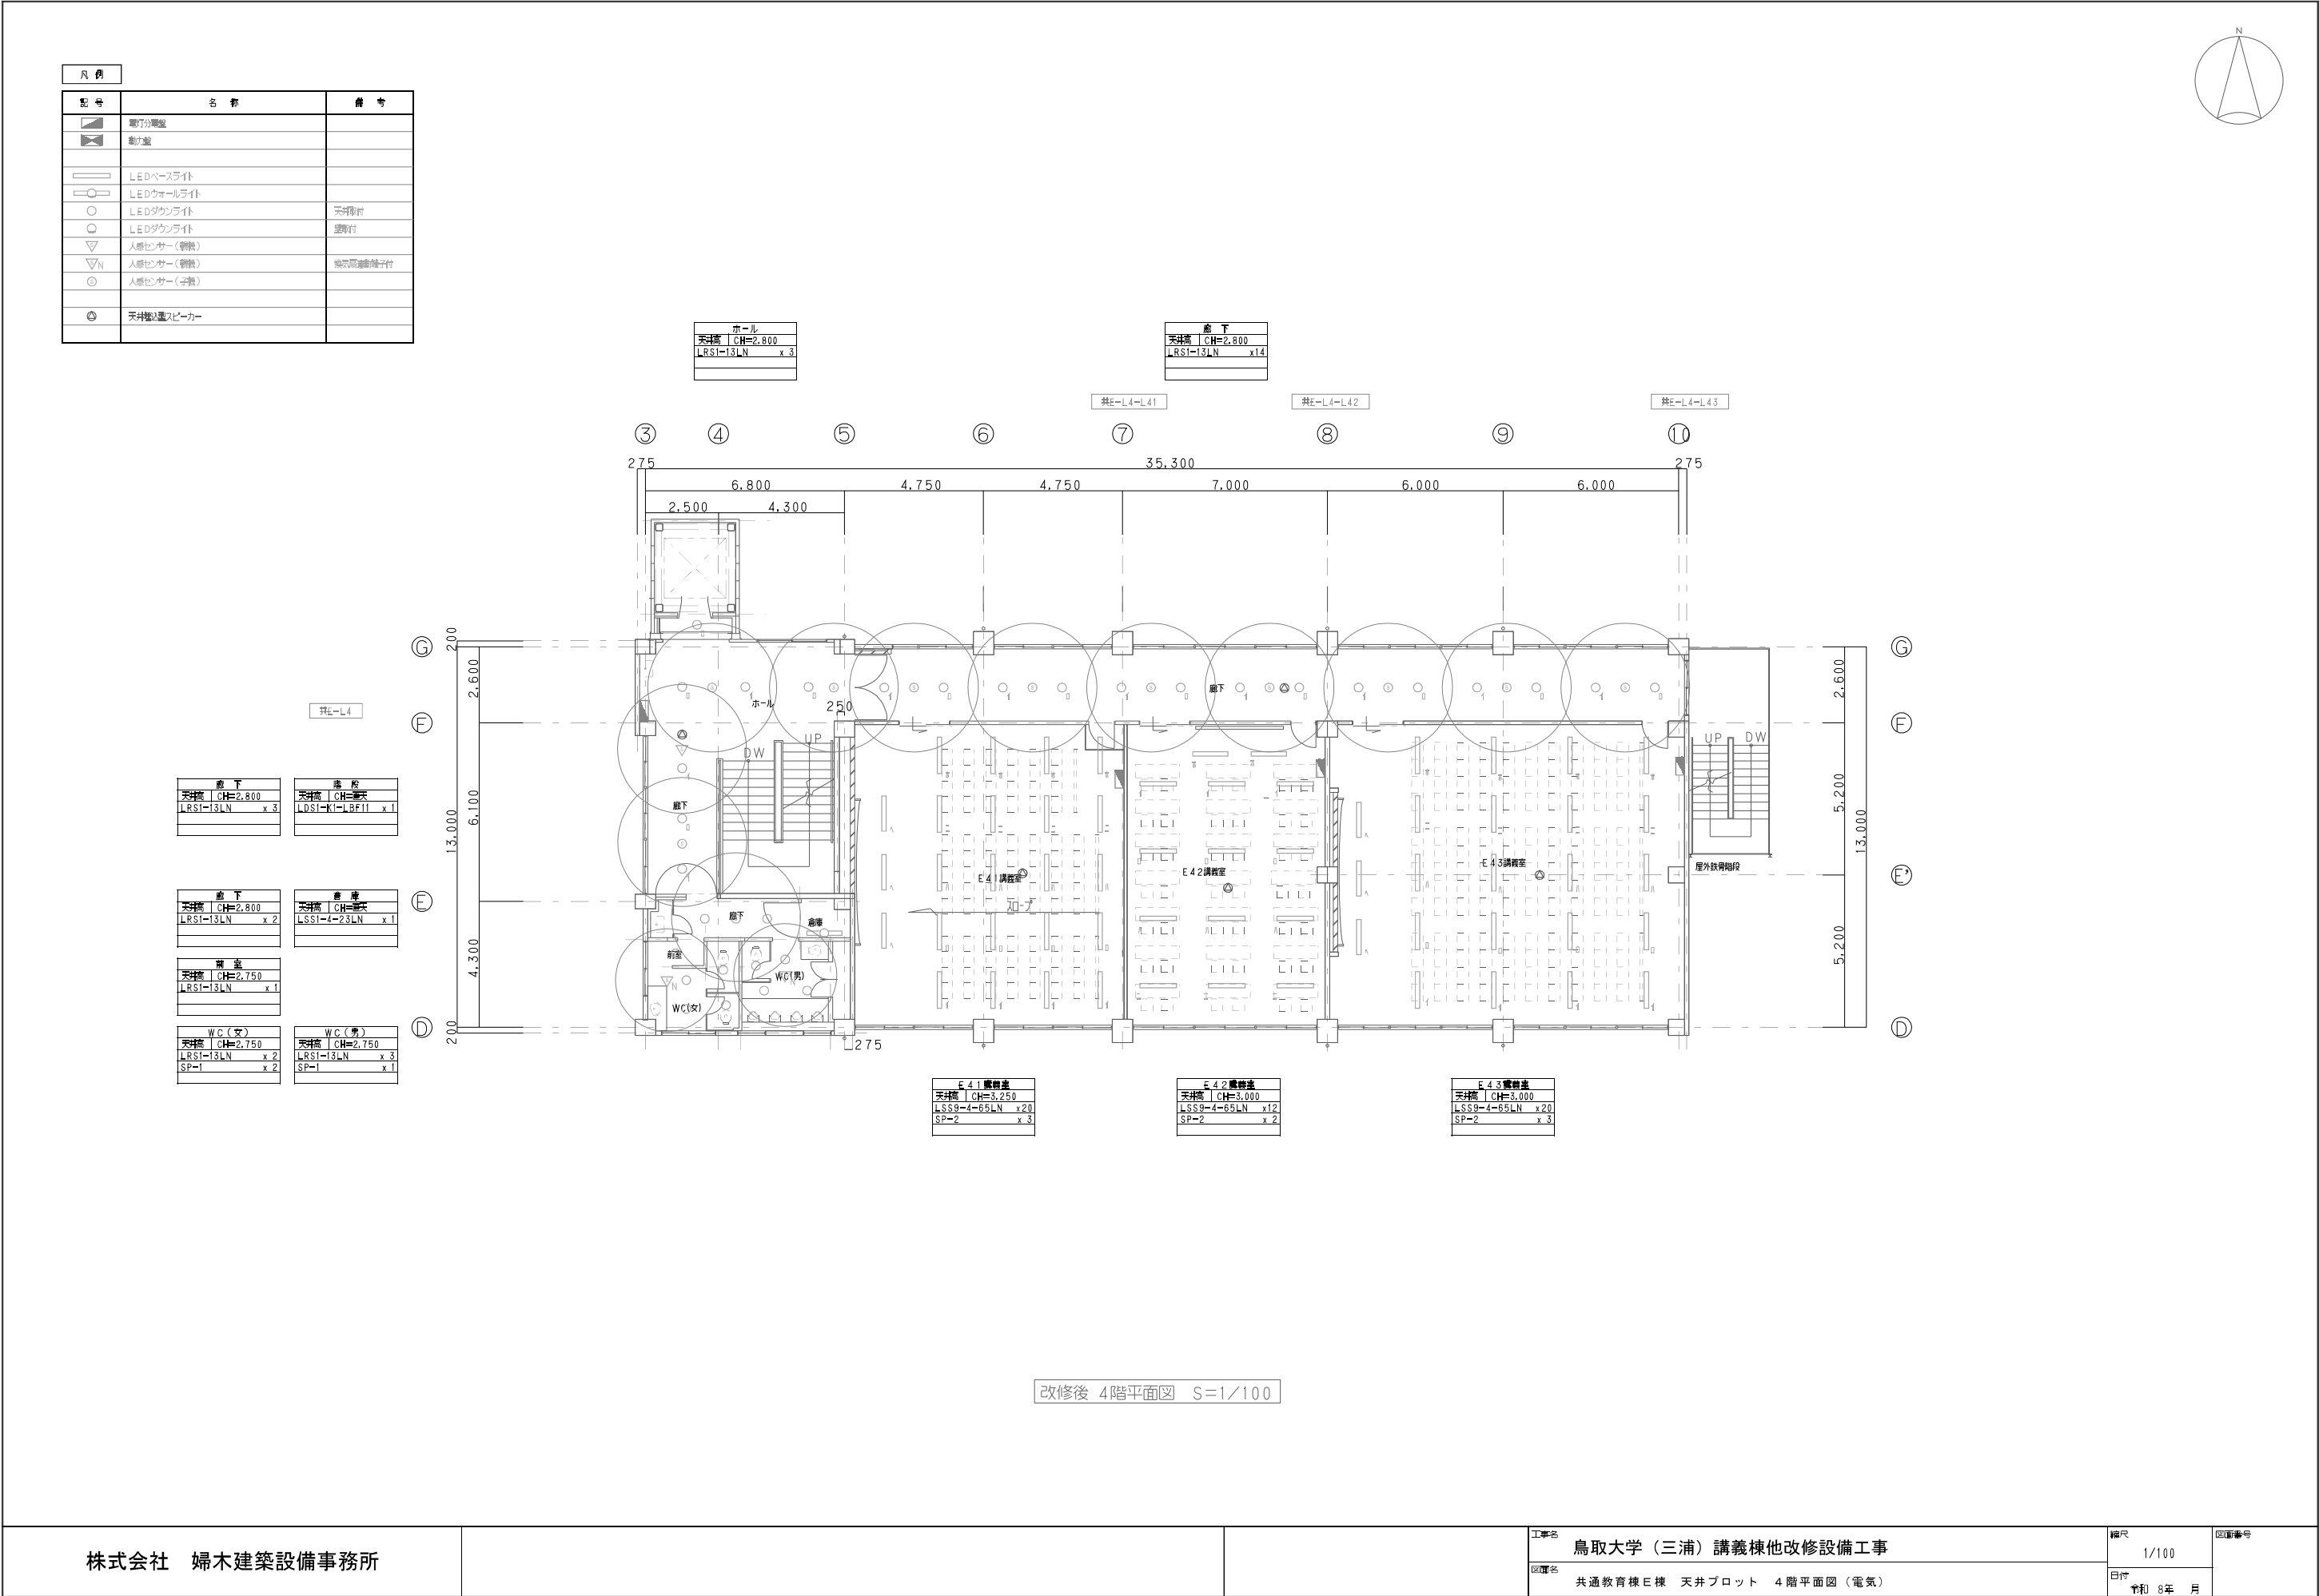

※本図面は、工事概要を示すものであり、発注図とは異なる。


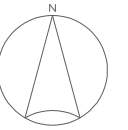


凡 例		
記 号	名 称	備 考
	矩形分置型	
	軌力型	
	LEDベースライト	
	LEDウォールライト	
	LEDダウンライト	天井取付
	LEDダウンライト	壁取付
	人感センサー（制熱）	
	人感センサー（制熱）	暖房用温度感知付
	人感センサー（点検）	
	天井型公置スピーカー	

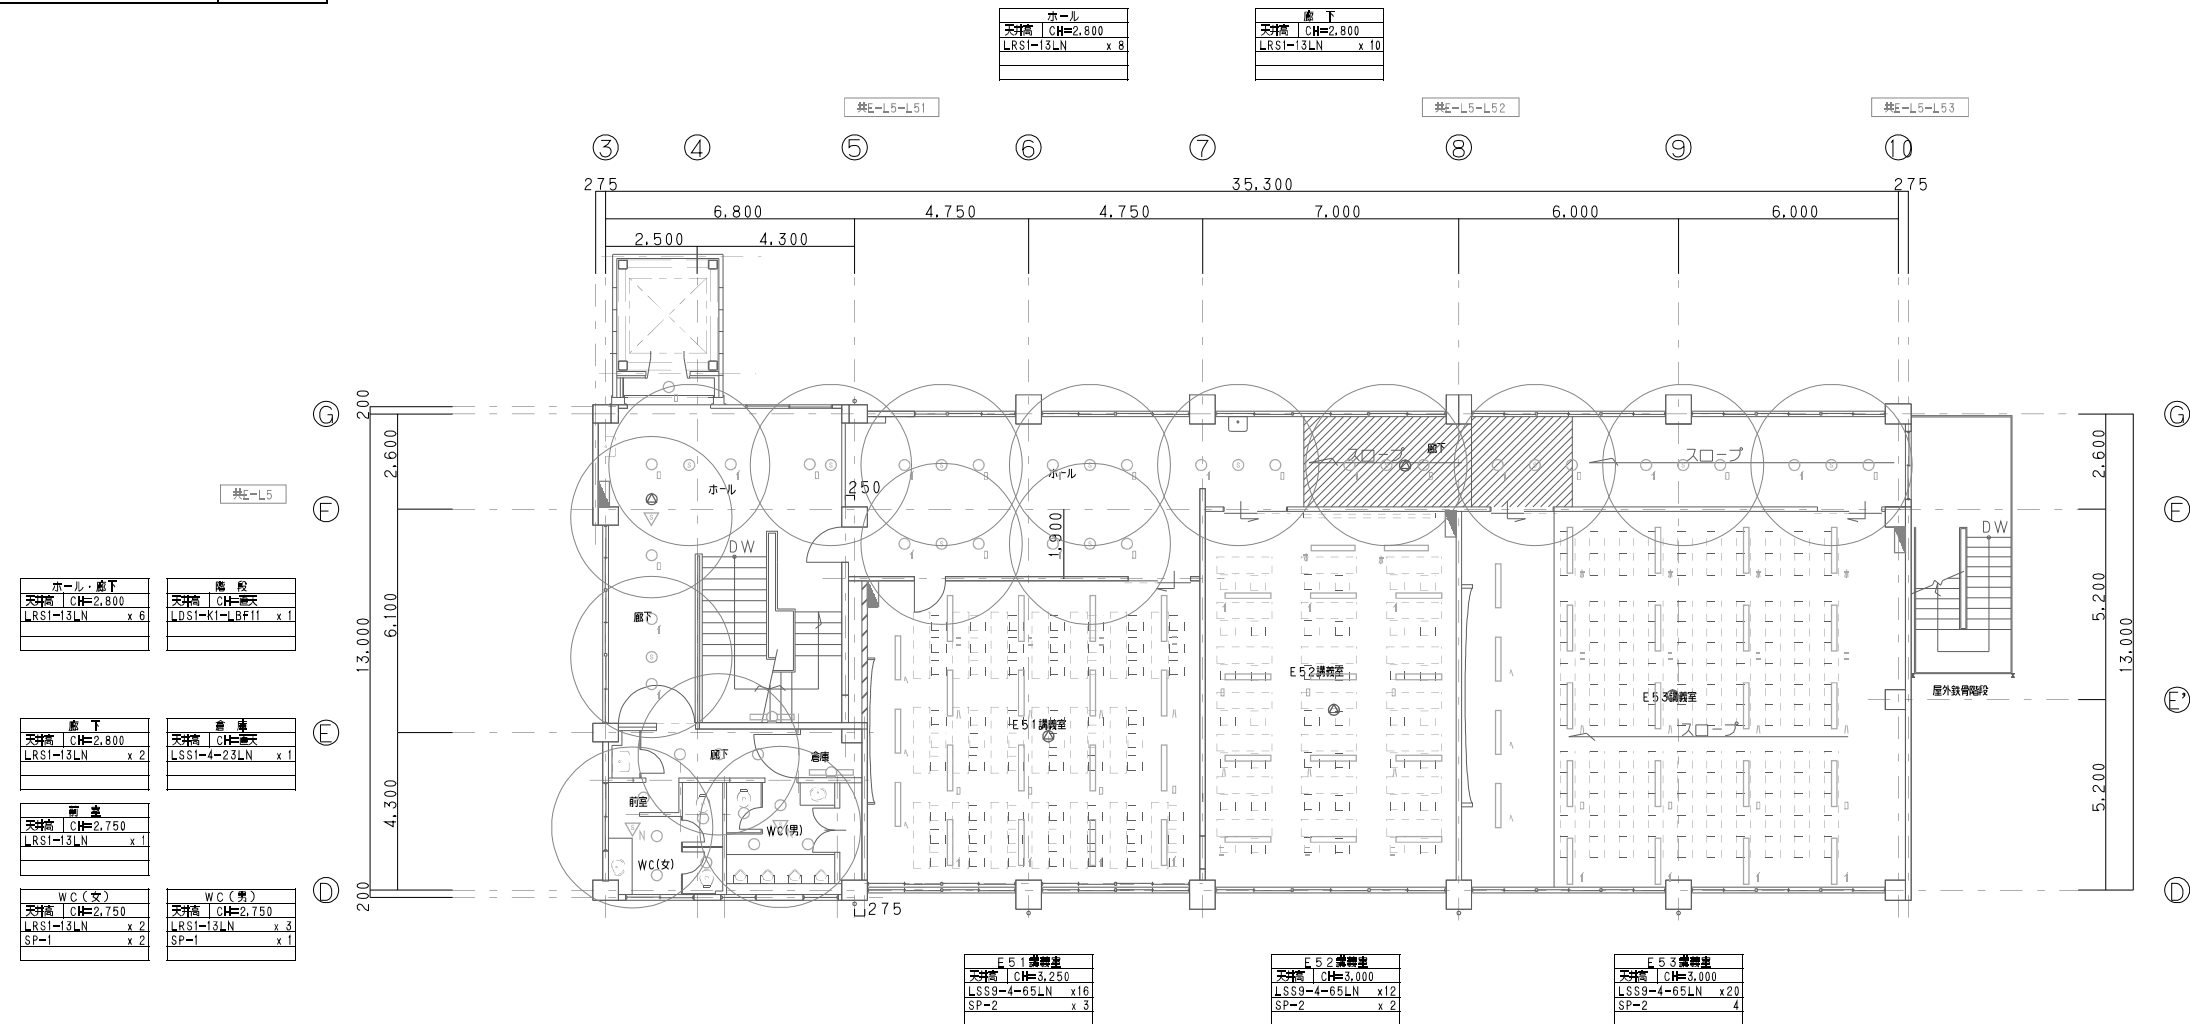
改修後 5階平面図 $S=1/100$

※本図面は、工事概要を示すものであり、発注図とは異なる。

凡 例		
記 号	名 称	備 考
	庫内分庫室	
	動力室	
	LEDベースライト	
	LEDウォールライト	
	LEDダウンライト	天井取付
	LEDダウンライト	壁取付
	人感センサー（動検）	
	人感センサー（動検）	換気扇連動端子付
	人感センサー（静検）	
		
	天井埋込スピーカ	

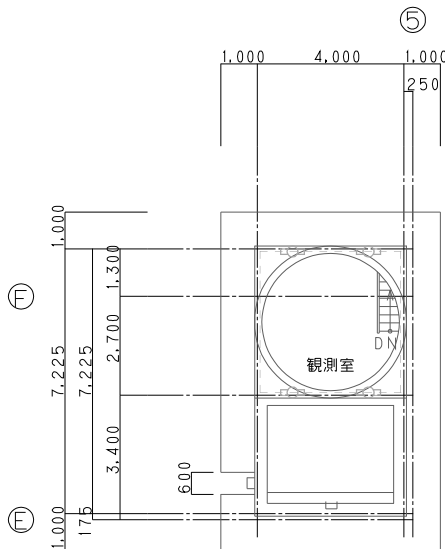 


改修後 PH2階平面図 1/100

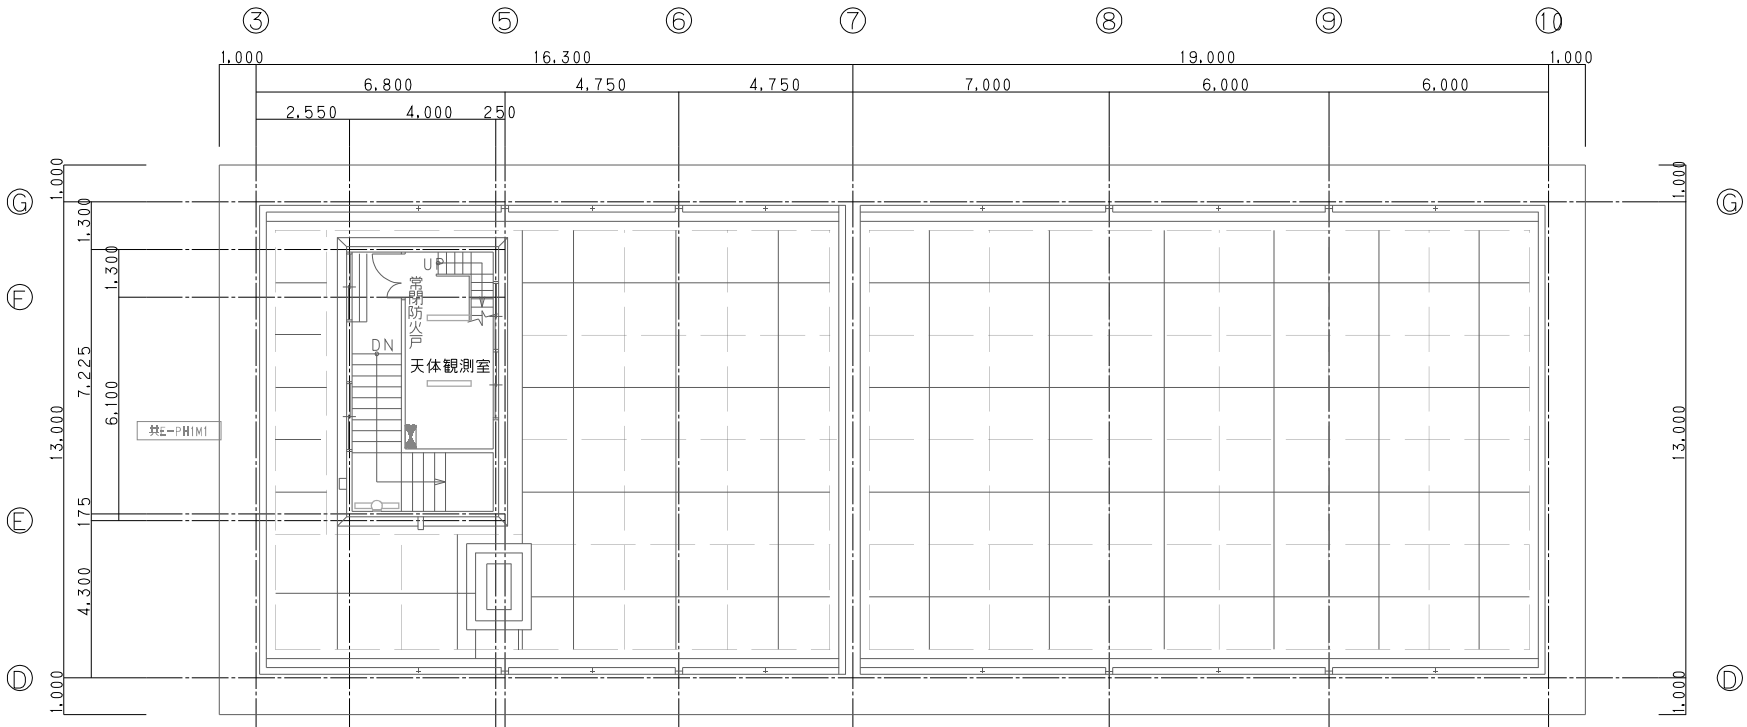

改修後 PH1階平面図 1/100

※本図面は、工事概要を示すものであり、発注図とは異なる。

凡 例		
記 号	名 称	備 考
	電灯分電盤	
●	埋込スイッチ	1P15A×n
①2E	埋込コンセント	2P15A×2.E付
①2ELK	埋込コンセント	2P15A×2.E付 抜き形
①EET	埋込コンセント	2P15A×1.E.E.T付
①2EET	埋込コンセント	2P15A×2.E.E.T付
⊖WF	防水コンセント	2P15A×2.E.E.T付 H=800
	吸音型スピーカー(ATT付) 隠し型	SW1H-1V3-M

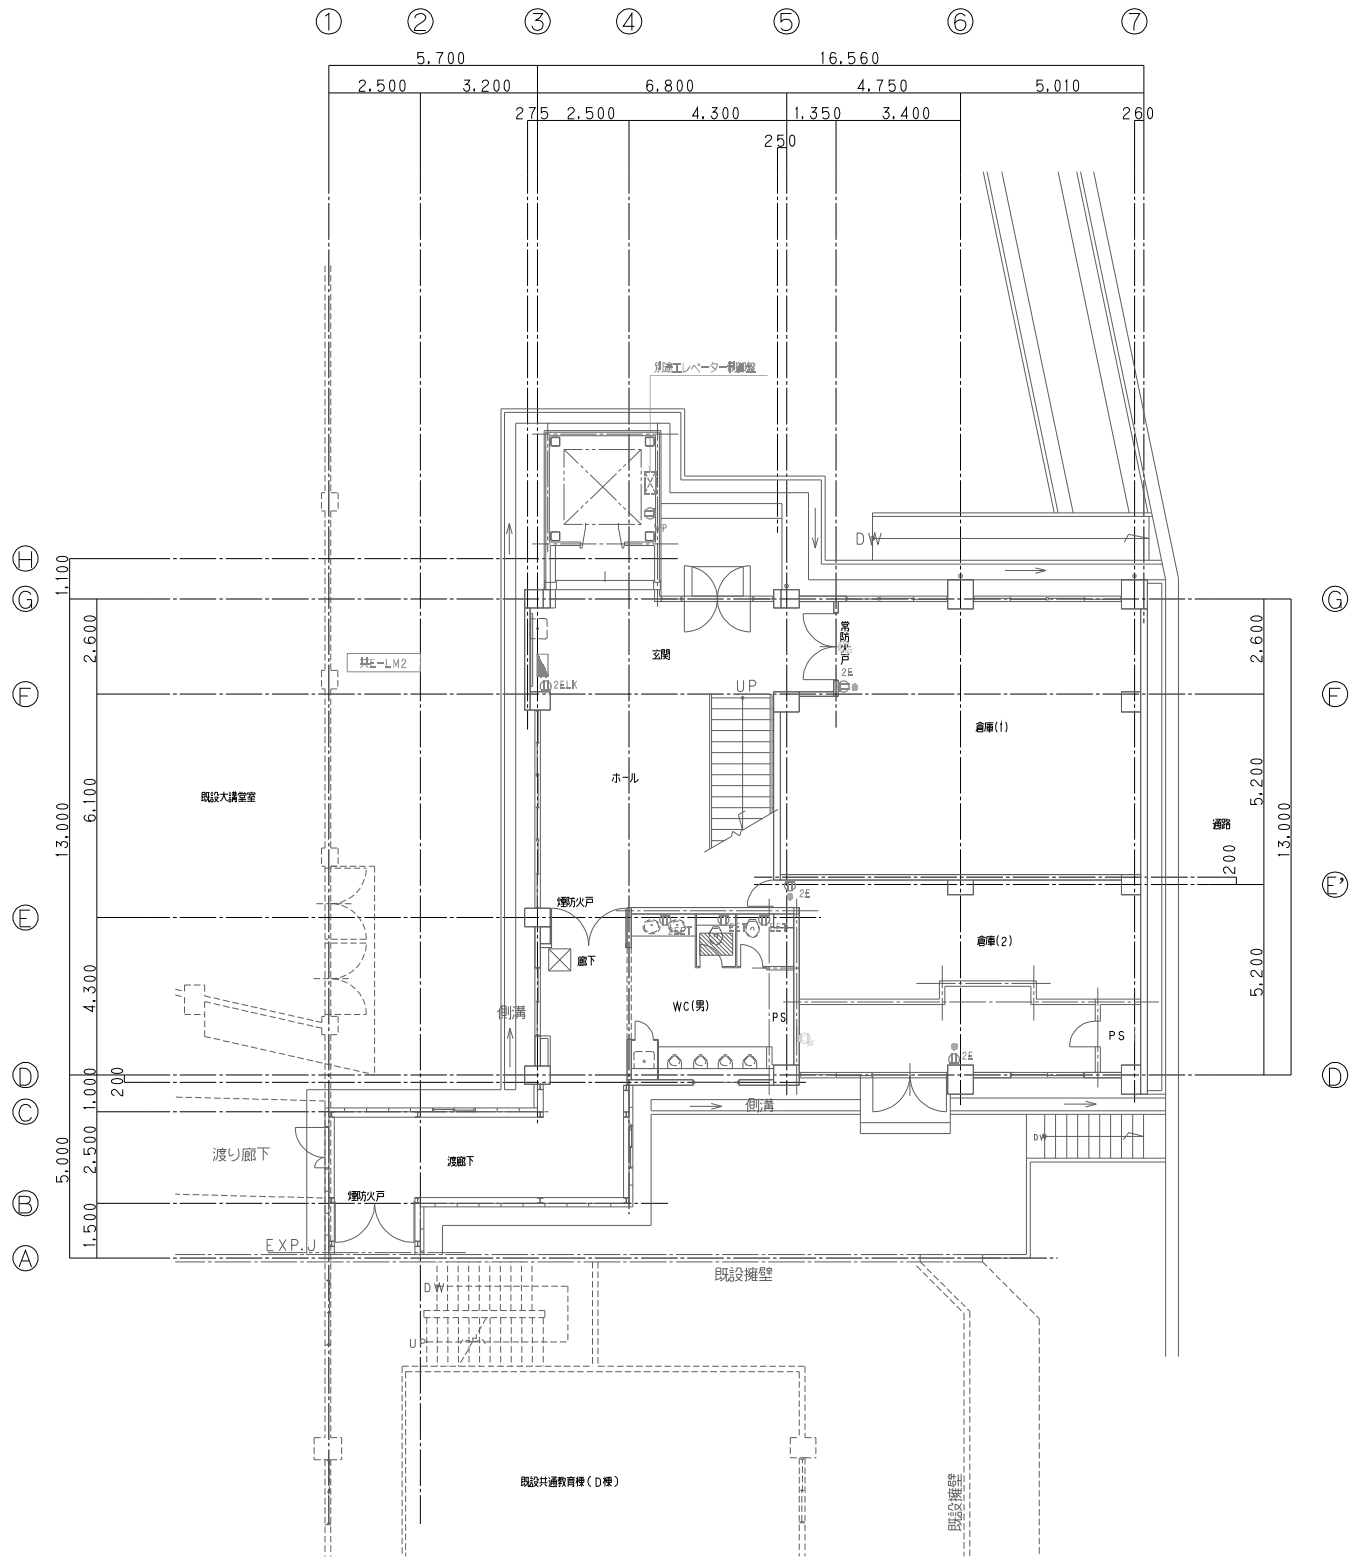

改修後 2階平面図 S=1/100

株式会社 婦木建築設備事務所

工事名 鳥取大学（三浦）講義棟他改修設備工事

縮尺 1/100



図面番号

図面名 共通教育棟E棟 壁・床プロット 2階平面図（電気）

日付 令和 8年 月

※本図面は、工事概要を示すものであり、発注図とは異なる。

凡 例		
記 号	名 称	備 考
	雷打分電盤	
●	埋込スイッチ	1P15A x n
① 2E	埋込コンセント	2P15A x 2.E付
① 4E	埋込コンセント	2P15A x 4.E付
① EEET	埋込コンセント	2P15A x 1.E.E.T付
① 2ELK	埋込コンセント	2P15A x 2.E付 抜き形
② 2E	天井埋込コンセント	2P15A x 2.E付 抜き形
⊗ H	HDMI形カバープレート	
E1A	照明用18インチトラック	
② 1	照明出口 (Cat 6) 8極8芯 x 1	
② 4	照明出口 (Cat 6) 8極8芯 x 4	
⊙	照明出口	
	アタッチネーター	
	カットリレー	
⊗ A	照明・信号設備形カバープレート	
⊗ A1	5個用スイッチボックス (カバープレート付)	アタッチネーター: 四角中継
⊗ E	照明・信号設備形カバープレート (フューカー用)	
⊗ S1	2個用スイッチボックス (カバープレート付)	アタッチネーター: 四角中継
⊗ S	照明・信号設備形カバープレート (フューカー用)	

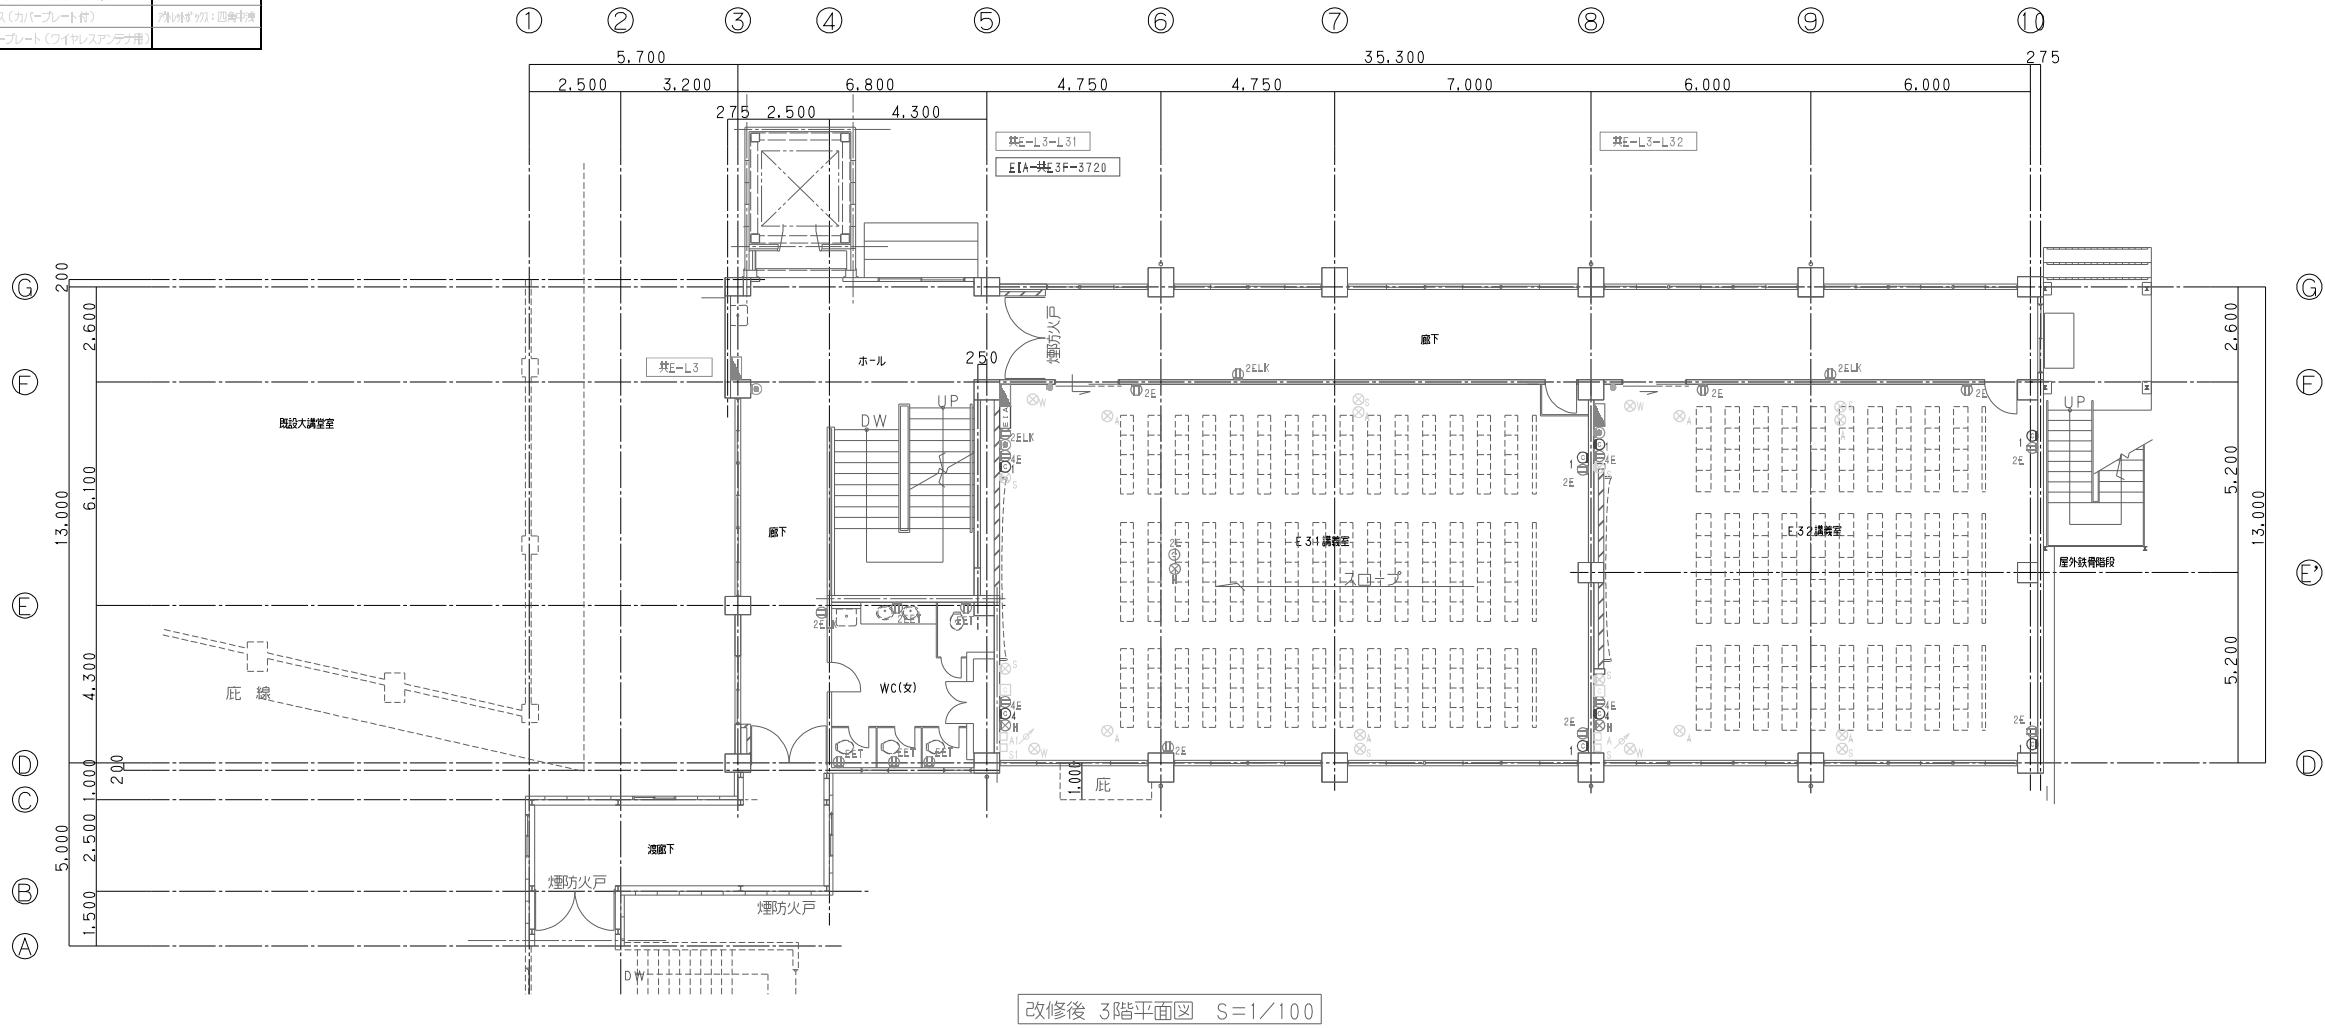 

株式会社 婦木建築設備事務所

工事名 鳥取大学 (三浦) 講義棟他改修設備工事

縮尺 1/100

図面番号



図面名 共通教育棟E棟 壁・床プロット 3階平面図 (電気)

日付

令和 8年 月

※本図面は、工事概要を示すものであり、発注図とは異なる。

凡 例		
記 号	名 称	備 考
	端子分岐箱	
●	電話スイッチ	1P15A x 8
① 2E	電話コンセント	2P15A x 2, E付
① 4E	電話コンセント	2P15A x 4, E付
① 8EET	電話コンセント	2P15A x 1, E, EET付
① 2E1E	電話コンセント	2P15A x 2, E付
○ 2E	単相電源コンセント	2P15A x 2, E付
⊗ H	HDM1用ケーブルポート	
⑤ 2	無線用19インチラック	
⑤ 1	無線出口(Cat6)8極8巻,x1	
⑤ 4	無線出口(Cat6)8極8巻,x4	
⑤	無線出口	
	アンテナアダー	
□	カットリレー	
⊗ A	音源・映像伝送用ケーブルポート	
□ 41	3割増5インチボックス(ケーブルポート付)	アノイダ付：四角半巻
⊗ S	音源・映像伝送用ケーブルポート(スピーカー用)	
□ 51	2割増5インチボックス(ケーブルポート付)	アノイダ付：四角半巻
⊗ W	音源・映像伝送用ケーブルポート(ワイヤレスアンテナ用)	

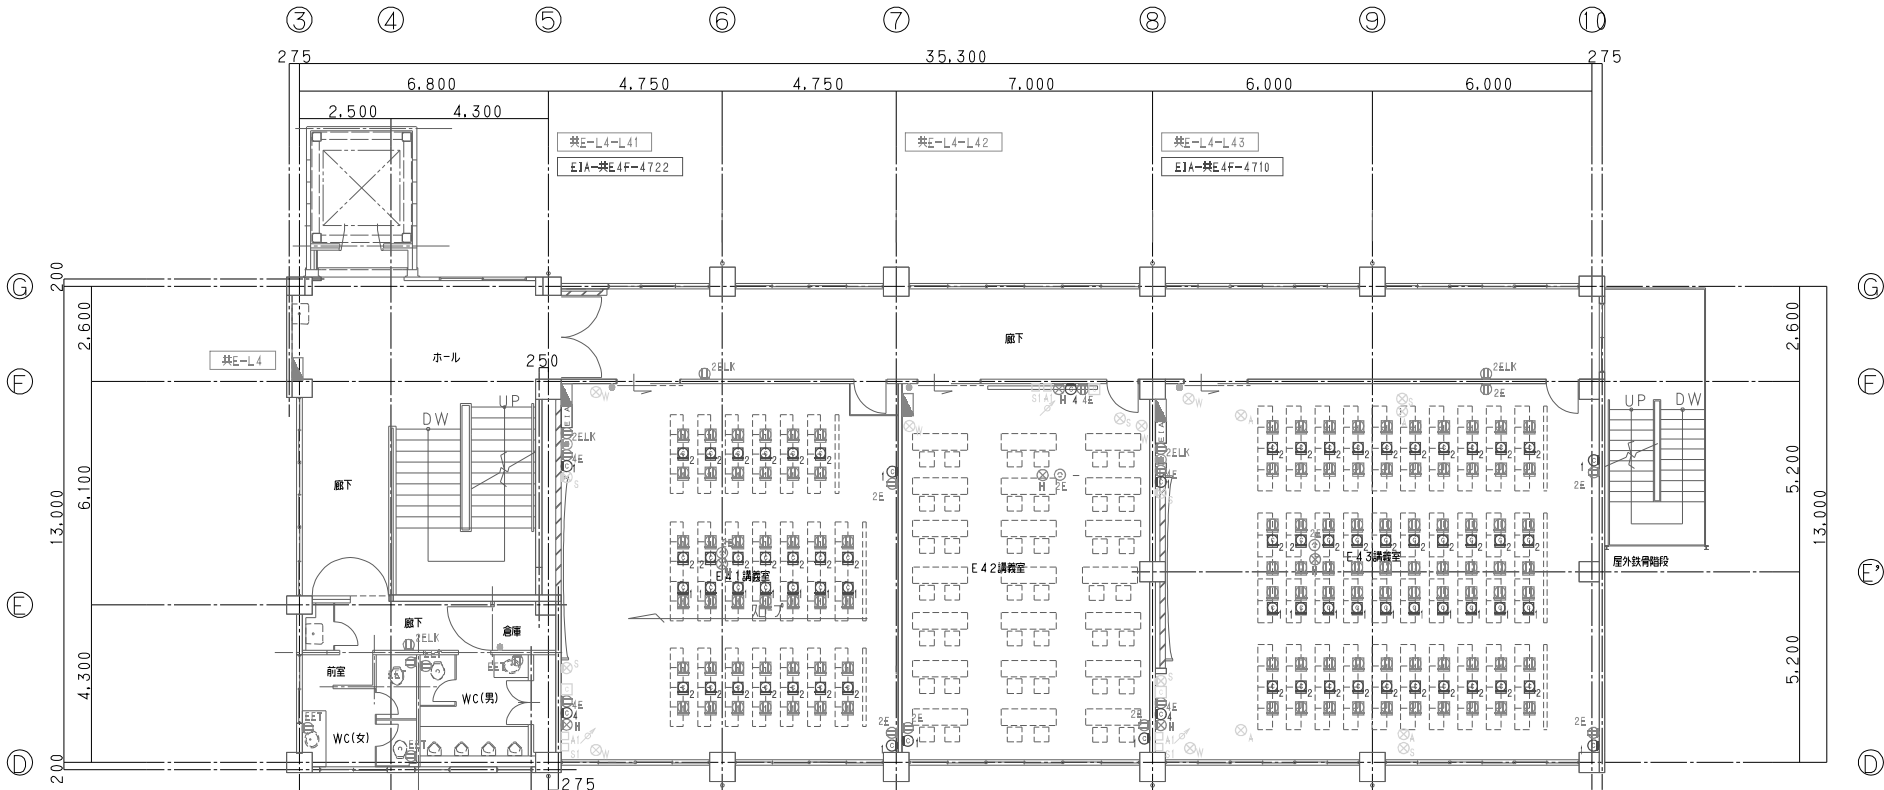 改修後 4階平面図 $S=1/100$

株式会社 婦木建築設備事務所

工事名 鳥取大学（三浦）講義棟他改修設備工事

図面名 共通教育棟E棟 壁・床プロット 4階平面図（電気）


1/100

日付 令和 8 年 月

图例编号

※本図面は、工事概要を示すものであり、発注図とは異なる。

凡 例		
記 号	名 称	備 考
	電灯分電盤	
●	電灯スイッチ	1P15A x n
① 2E	電灯コンセント	2P15A x 2.E付
① 4E	電灯コンセント	2P15A x 4.E付
① EEET	電灯コンセント	2P15A x 1.E.EET付
① 2ELK	電灯コンセント	2P15A x 2.E付
② 2E	天井電灯コンセント	2P15A x 2.E付
⊗ H	HDMI形カバープレート	
E1A	照明用18インチラック	
② 1	LANポート (Cat 6) 8極8芯x1	
② 4	LANポート (Cat 6) 8極8芯x4	
⊙	LANポート	
	アンテナ	
	リレー	
⊗ A	LANポート・LANポートカバープレート	
⊗ A1	LANポートスイッチボックス (カバープレート付)	アライズが：四角中実
⊗ E	LANポート・LANポートカバープレート (フリースペース)	
⊗ S1	LANポートスイッチボックス (カバープレート付)	アライズが：四角中実
⊗ S	LANポート・LANポートカバープレート (フリースペース)	

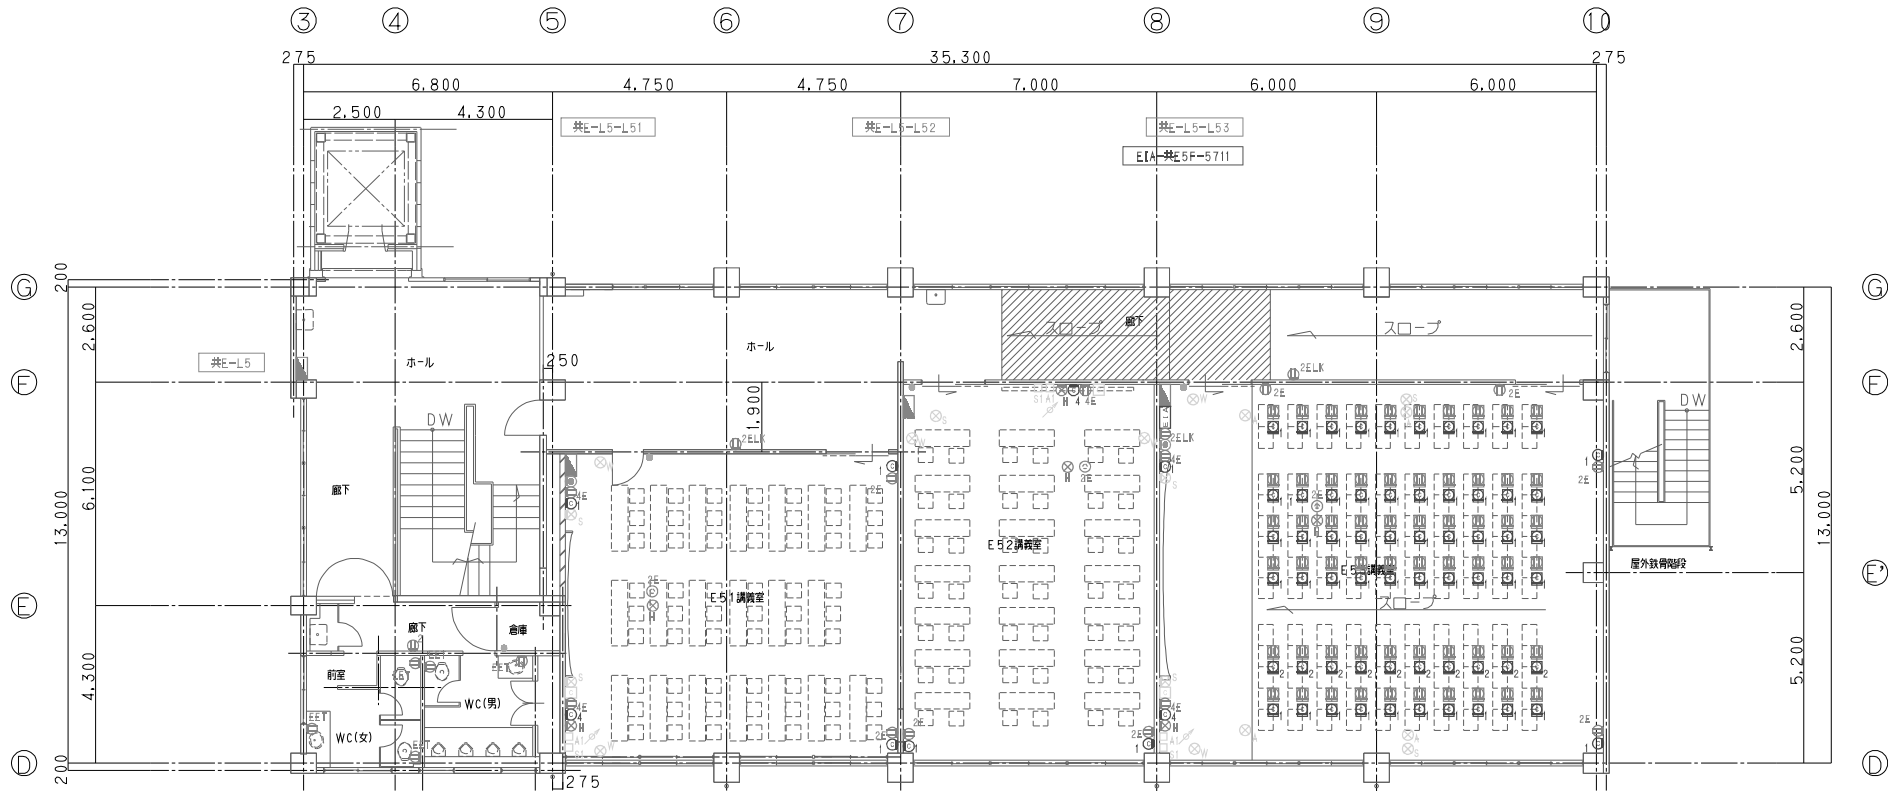

改修後 5階平面図 S=1/100

株式会社 婦木建築設備事務所

工事名 鳥取大学（三浦）講義棟他改修設備工事

図面名 共通教育棟E棟 壁・床プロット 5階平面図（電気）



縮尺 1/100

日付 令和 8年 月


図面番号

※本図面は、工事概要を示すものであり、発注図とは異なる。

凡 例		
記 号	名 称	備 考
	照明スイッチ	
●	埋込スイッチ	1P15A x n
① 2E	埋込コンセント	2P15A x 2.5E付
	埋込型スピーカー(ATT付) 両向き	SW100-1V3-M

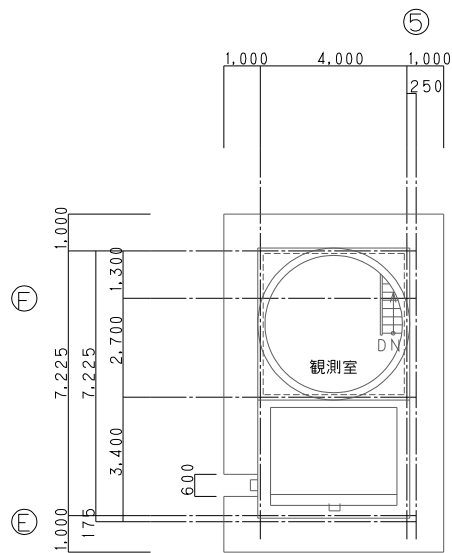 

改修後 PH2階平面図 1/100

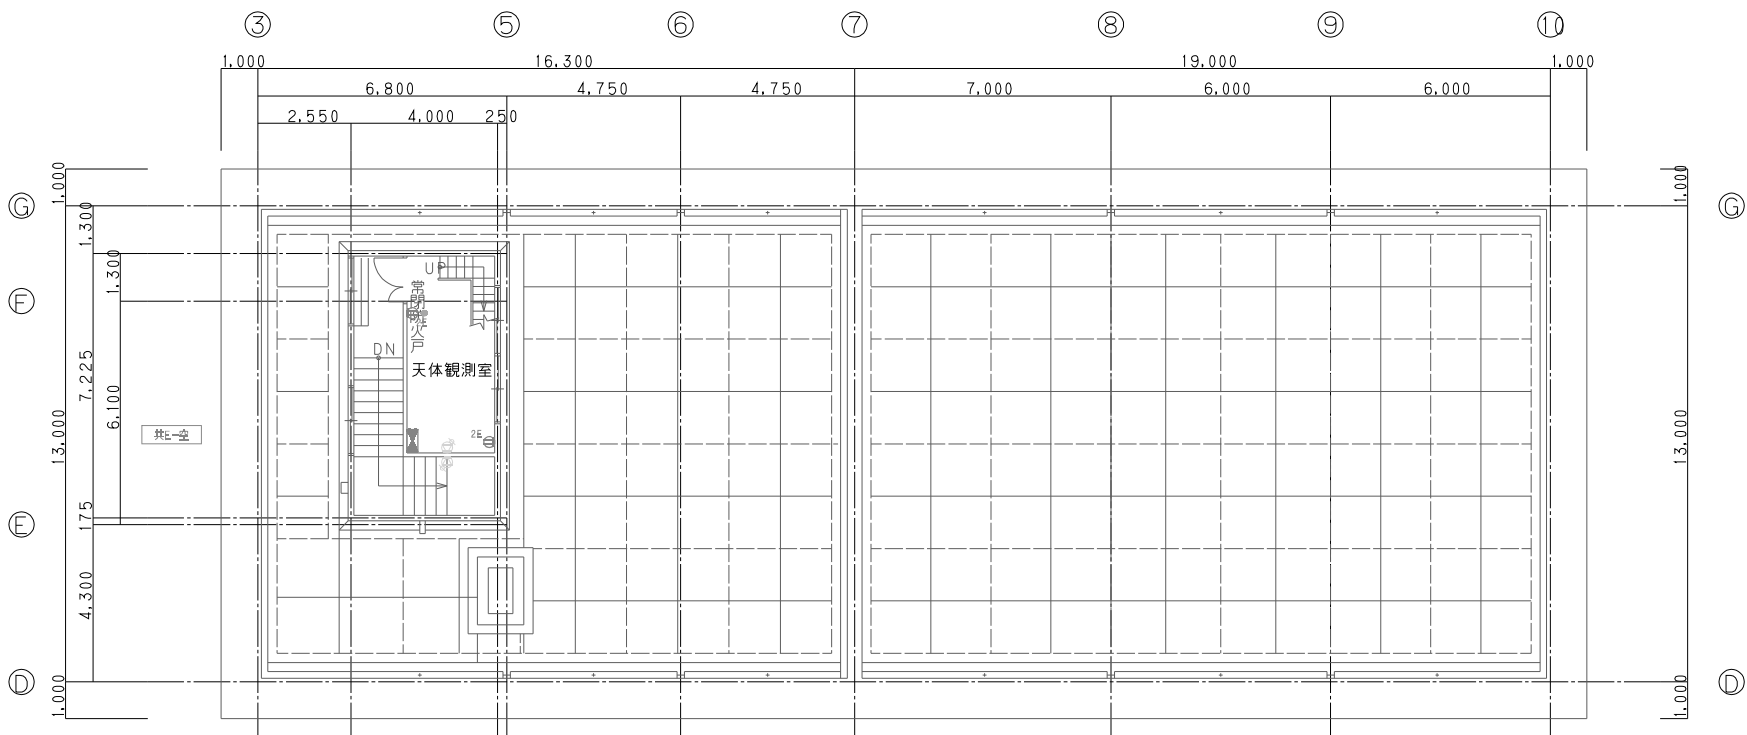

改修後 PH1階平面図 1/100